


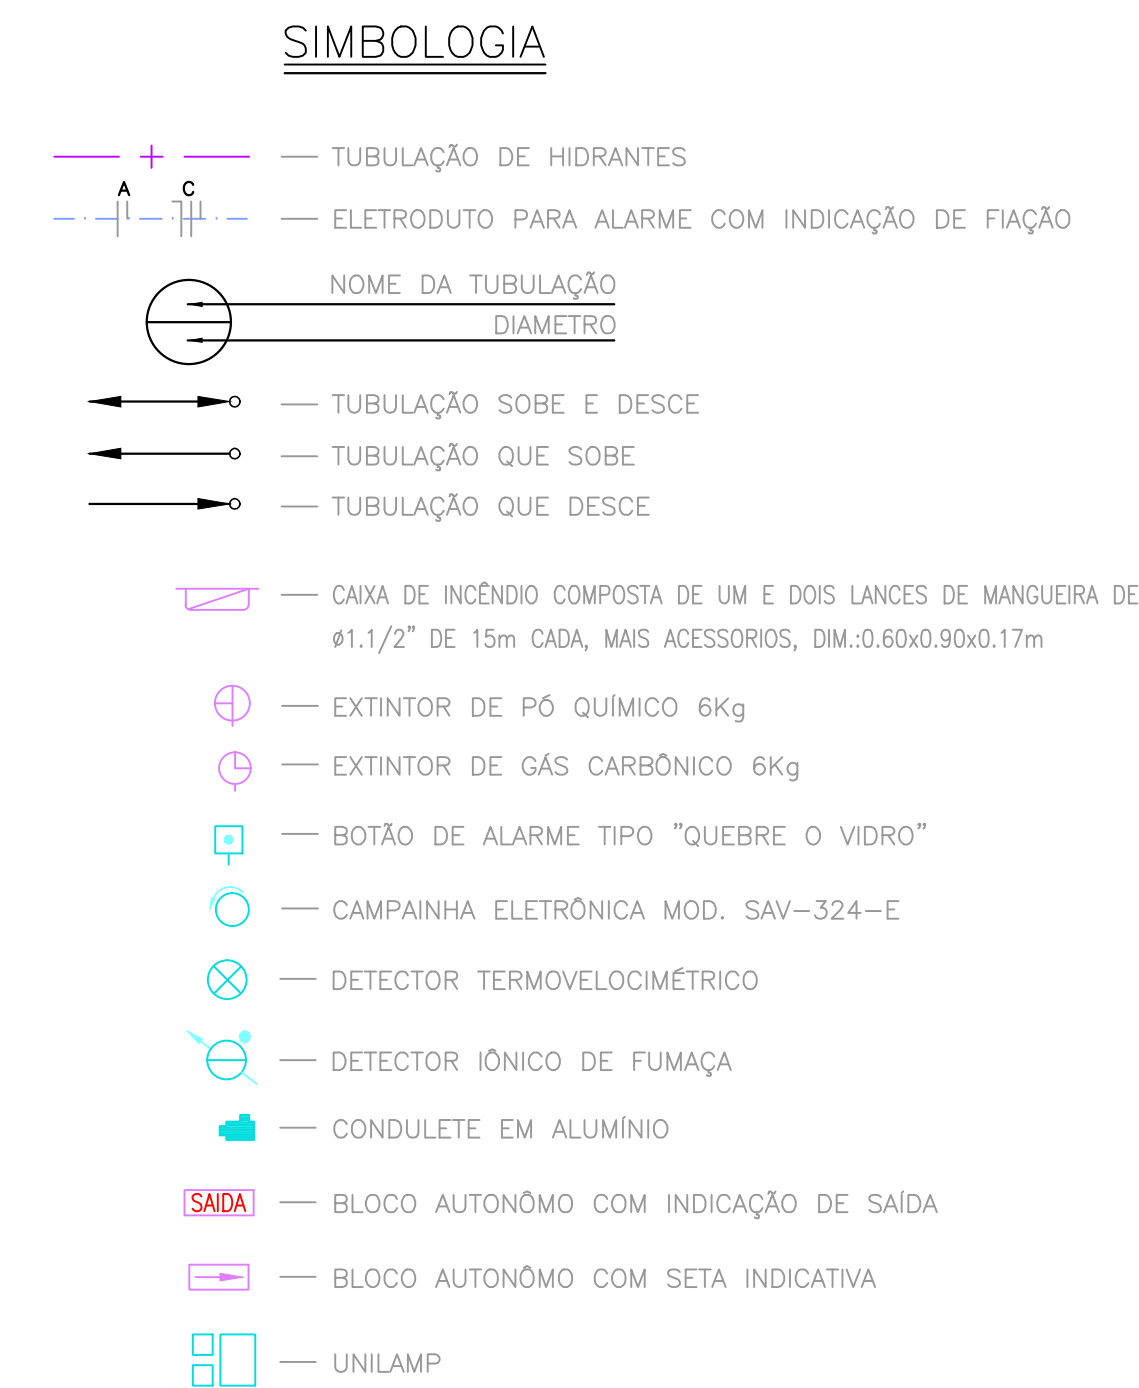

- ## NOTAS
- VER DETALHES GERAIS NA PLANTA PWS-103.106
 - A RESISTÊNCIA ÔHMICA DO SISTEMA DE ATERAMENTO EM QUALQUER ÉPOCA DO ANO DEVERÁ SER MENOR OU IGUAL A 10Ω (OHMS)
 - TODAS AS PARTES METÁLICAS EXISTENTES NA COBERTURA DEVERÃO ESTAR EM CONTINUIDADE ELÉTRICA COM A ESTRUTURA
 - OS CABOS ENTERRADOS DEVERÃO FICAR A UMA PROFUNDIDADE MÍNIMA DE 0,60m DO PISO ACABADO
 - ELETRODUTO NÃO COTADO $83/4"$
 - CONDUTOR NÃO COTADO $\#1,5mm^2$ P/ ALARME E $\#2,5mm^2$ P/ CAMPAINHA

ESPECIFICAÇÕES		
No.	OBSERVAÇÕES	DATA

PROJETO: ARQUITETO ITAMAR JOSÉ DE AGUIAR BATISTA
CREA 1.557 – D / BA

CONSTRUÇÃO:

PROPRIETÁRIO: PREFEITURA MUNICIPAL DO SALVADOR

**plerorenzo
marimpietri**

PIERLORENZO MARIMPIETRI
RES.P. TECNICO EMANUELE F.

CREA: 3862/D 3°REGAO
CREA: 3890/D 3°REGAO

RUA Dr. JOSÉ PERDIDA, Nº 149 - CENTRO EMPRESARIAL, ELDOORAO
4º ANDAR - SALA 402 - STEIP - TEL. (071) 342-5503
CEP 41770-790-SALVADOR-BA - CNPJ: 03.285.175/0001-60

MERCADO DO PEIXE


SITO: AV. JEQUITAIA, LARGO ÁGUA DE MENINOS
CIDADE BAIXA - SALVADOR - BAHIA

INST.COMB. A INCÊNDIO

PLANTA BAIXA	
NÍVEL 0.50	
ARQUIVO: PMS103I45601R1.DWG	SOFTWARE: AUTOCAD R14
DESENHADO POR: DEMINKSON CHARLES	ESCALA: 1/100
CODIGO CLIENTE: PMS	CODIGO PROJETO: T03
CODIGO DO EDIFICIO:	REVISAO: 01
CODIGO DA PLANTA: I01	DATA SETEMBRO/1999
NOME: PMS-103.I01	

**ARQUITETURA
ITAMAR BATISTA
LTDA**

RUA GAL. LABATUT, No 26, BARRIS, SALVADOR / BA - CEP. 40070-100
TEL: (071) 322-0784 • FAX: (071) 322-2930
e-mail: itamarb@zaz.com.br

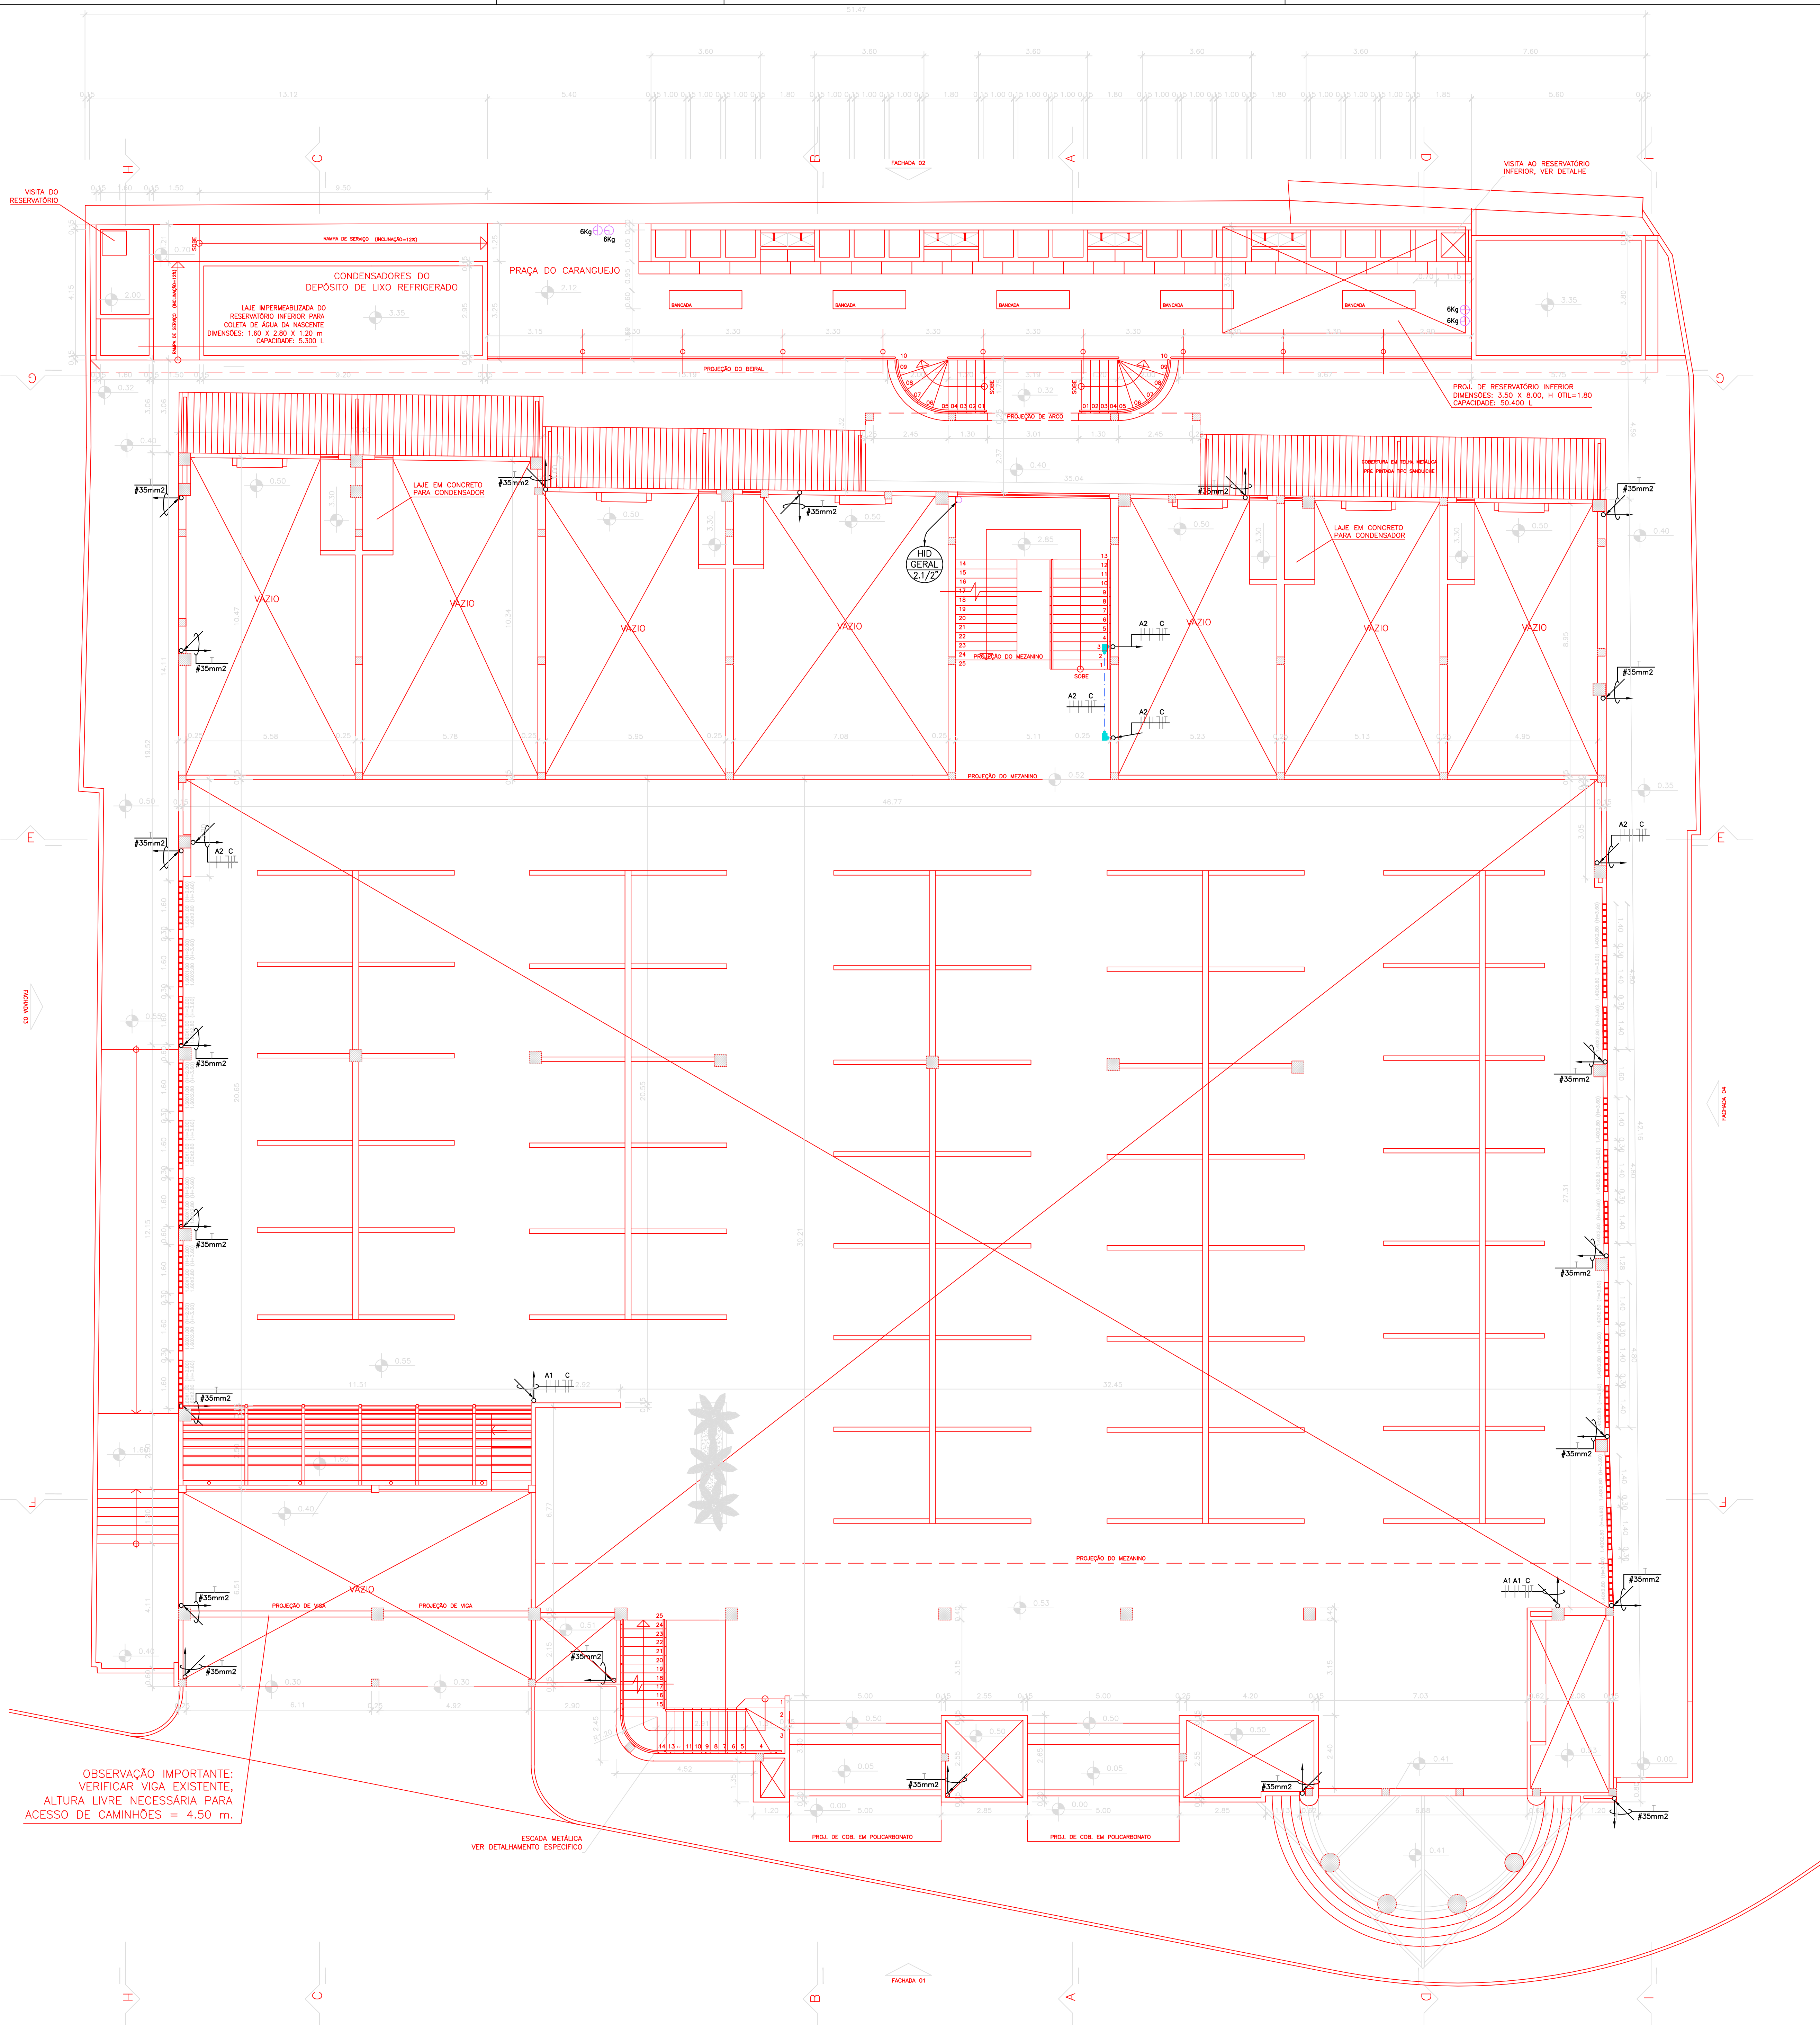

SIMBOLOGIA

- TUBULAÇÃO DE HIDRANTES
- ELETRODUTO PARA ALARME COM INDICAÇÃO DE FIAÇÃO
- NOME DA TUBULAÇÃO
DIAMETRO
- TUBULAÇÃO SOBRE E DESCE
- TUBULAÇÃO QUE SOBE
- TUBULAÇÃO QUE DESCE
- CAIXA DE INCÊNDIO COMPOSTA DE UM E DOIS LANCES DE MANGUEIRA DE #1,1/2" DE 15m CADA, MAIS ACESSÓRIOS, DIM.0,60x0,90x0,17m
- EXTINTOR DE PÓ QUÍMICO 6KG
- EXTINTOR DE GÁS CARBÔNICO 6kg
- BOTÃO DE ALARME TIPO "QUEBRE O VIDRO"
- CAMPAINHA ELETRÔNICA MOD. SAV-324-E
- DETECTOR TERMOVELOCIMÉTRICO
- DETECTOR IÔNICO DE FUMAÇA
- CONDULETE EM ALUMÍNIO
- BLOCO AUTÔNOMO COM INDICAÇÃO DE SAÍDA
- BLOCO AUTÔNOMO COM SETA INDICATIVA
- UNILAMP

NOTAS

- VER DETALHES GERAIS NA PLANTA PMS-103.106
- A RESISTÊNCIA ÔHMICA DO SISTEMA DE ATERRAMENTO EM QUALQUER ÉPOCA DO ANO DEVERÁ SER MENOR OU IGUAL (A 10ΩOHMS)
- TODAS AS PARTES METÁLICAS EXISTENTES NA COBERTURA DEVERÃO ESTAR EM CONTINUIDADE ELÉTRICA COM A ESTRUTURA
- OS CABOS ENTERRADOS DEVERÃO FICAR A UMA PROFUNDIDADE MÍNIMA DE 0,60m DO PISO ACABADO
- ELETRODUTO NÃO COTADO #3/4"
- CONDUTOR NÃO COTADO #1,5mm2 P/ ALARME E #2,5mm2 P/ CAMPAINHA

OBSERVAÇÃO IMPORTANTE:
VERIFICAR VIGA EXISTENTE,
ALTURA LIVRE NECESSÁRIA PARA
ACESSO DE CAMINHÕES = 4.50 m.

ESCALA METÁLICA
VER DETALHAMENTO ESPECÍFICO

ESPECIFICAÇÕES

No.	OBSERVAÇÕES	DATA
-----	-------------	------

PROJETO: ARQUITETO ITAMAR JOSÉ DE ASSUM BATISTA
CREA 1337 - D / BA

CONSTRUÇÃO:

PROPRIETÁRIO: PREFEITURA MUNICIPAL DO SALVADOR

plorlorenzo
marimpietri

RESP. TÉCNICO: PIERLORENZO MARIMPIETRI
CREA: 3862/D 3ª REGIÃO

EMANUELE F.
CREA: 3860/D 3ª REGIÃO

RUA DR. JOSÉ PEREIRA, Nº 149 - CENTRO EMPRESARIAL ELDOARDO
4º ANDAR - SALA 402 - SHOP - TEL: (071) 342-5500
CEP 41770-790-SALVADOR-BA - CNPJ-03.285.175/0001-80

MERCADO DO PEIXE

SITO: AV. JEDUITANA, LARGO ÁGUA DE MENINOS
CIDADE BAIXA - SALVADOR - BAHIA


INST. COMB. A INCÊNDIO

DESENHO: **PLANTA BAIXA NÍVEL 2.12**

ARQUIVO: PMS103T45602R1.DWG	SOFTWARE: AUTOCAD R14
DESENHADO POR: MARCELO BRANDÃO	ESCALA: 1/100
CODIGO CLIENTE: PMS	CODIGO PROJETO: 103
CODIGO DO EDIFICIO: 102	REVISÃO: 01
DATA: SETEMBRO/1999	
NÚMERO: PMS-103.102	

ARQUITETURA
ITAMAR BATISTA
LTD A

RUA GAL. LABRUT, Nº 25, BARRIO, SALVADOR / BA - CEP: 40070-100
TEL: (071) 332-0784 e FAX: (071) 332-2930
e-mail: itamar@itamar.com.br

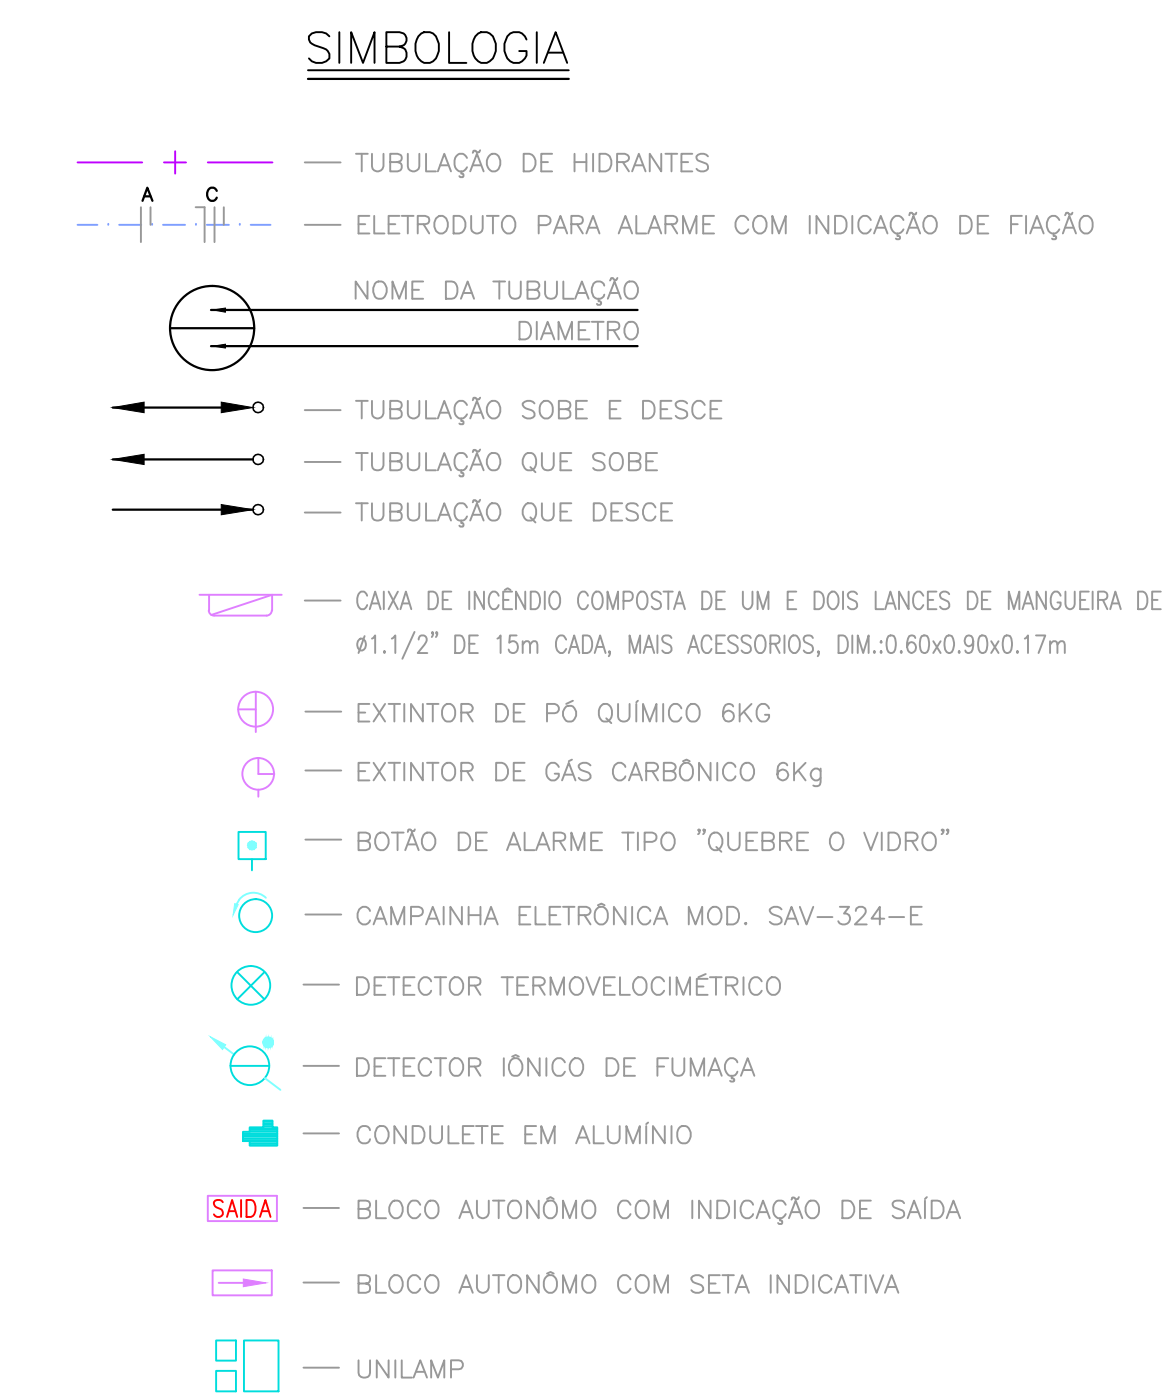

- VER DETALHES GERAIS NA PLANTA PMS-103.006
- A RESISTÊNCIA QUÍMICA DO SISTEMA DE ATERRAMENTO EM QUALQUER ÉPOCA DO ANO DEVERÁ SER MENOR OU IGUAL A $(10\Omega\text{OHMS})$
- TODAS AS PARTES METÁLICAS EXISTENTES NA COBERTURA DEVERÃO ESTAR EM CONTINUIDADE ELÉTRICA COM A ESTRUTURA
- OS CABOS ENTERRADOS DEVERÃO FICAR A UMA PROFUNDIDADE MÍNIMA DE 0,60m DO PISO ACABADO
- ELETRODUTO NÃO COTADO $\phi 3/4"$
- CONDUTOR NÃO COTADO $\phi 1,5\text{mm}2$ P/ ALARME E $\phi 2,5\text{mm}2$ P/ CAMPAINHA

ESPECIFICAÇÕES		
No.	OBSERVAÇÕES	DATA

PROJETO: ARQUITETO ITAMAR JOSÉ DE AGUIAR BATISTA
CREA 1.537 - D / BA

CONSTRUÇÃO:

PROPRIETÁRIO: PREFEITURA MUNICIPAL DO SALVADOR

**plerorenzo
marimpietri**

PIERLORENZO MARIMPIETRI
RES.P. TECNICO EMANUELE F.

AREA: 3862/D 3°GRADO
AREA: 3890/D 3°GRADO

RUA Dr. JOSÉ PERDIDA, Nº 149 - CENTRO EMPRESARIAL, EL DORADO
4º ANDAR - SALA 402 - STEIP - TEL. (071) 342-5503
CEP 41770-790-SALVADOR-BA - CNPJ: 03.285.175/0001-60

SITO: AV. JEQUITAIA, LARGO ÁGUA DE MENINOS
CIDADE BAIXA - SALVADOR - BAHIA

INST. COMB. A INCÊNDIO

ARQUIVO: PMS103T45603R1.DWG		SOFTWARE: AUTOCAD R14	
DESENHADO POR: MARCELO BRANDÃO		ESCALA: 1/100	
CÓDIGO CLIENTE: PMS	CÓDIGO PROJETO: 103	REVISÃO: 01	
CÓDIGO DO EDIFÍCIO:	CÓDIGO DA PLANTA: 103	DATA SETEMBRO/2002	

NÚMERO: **PMS-103.103**





**ARQUITETURA
ITAMAR BATISTA
LTDA**

RUA GAL. LABATUT, Nº 26, BARRIS, SALVADOR / BA - CEP. 40070-100
TEL: (071) 322-0784 • FAX: (071) 322-2930
e-mail: itamarb@i2a.com.br



**ARQUITETURA
ITAMAR BATISTA
LTDA**

RUA CAL. LABATUT, No 26, BARRIS, SALVADOR / BA - CEP. 40070-100
TEL: (071) 322-0784 • FAX: (071) 322-2930
e-mail: itamarb@az.com.br

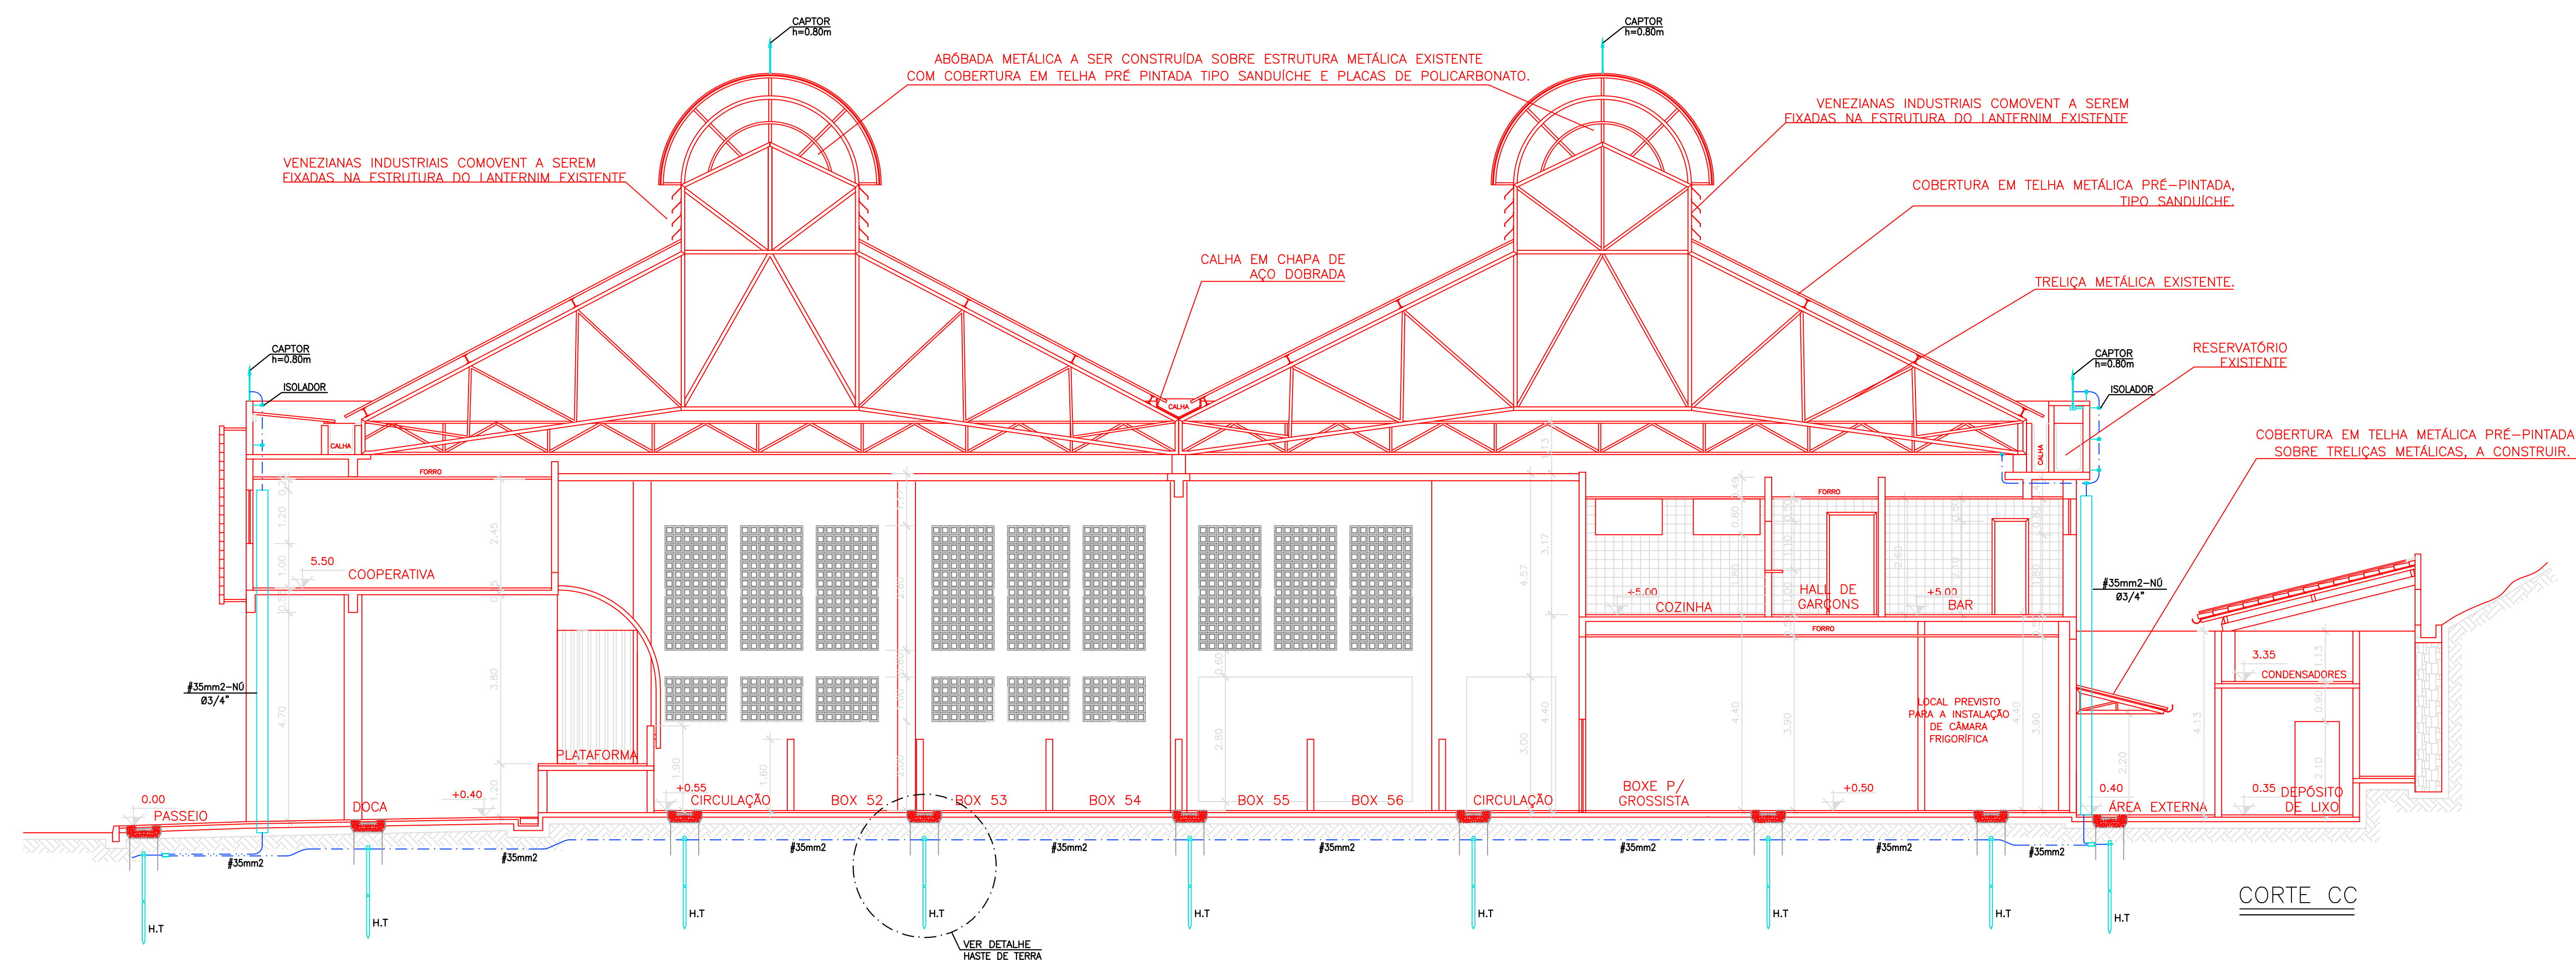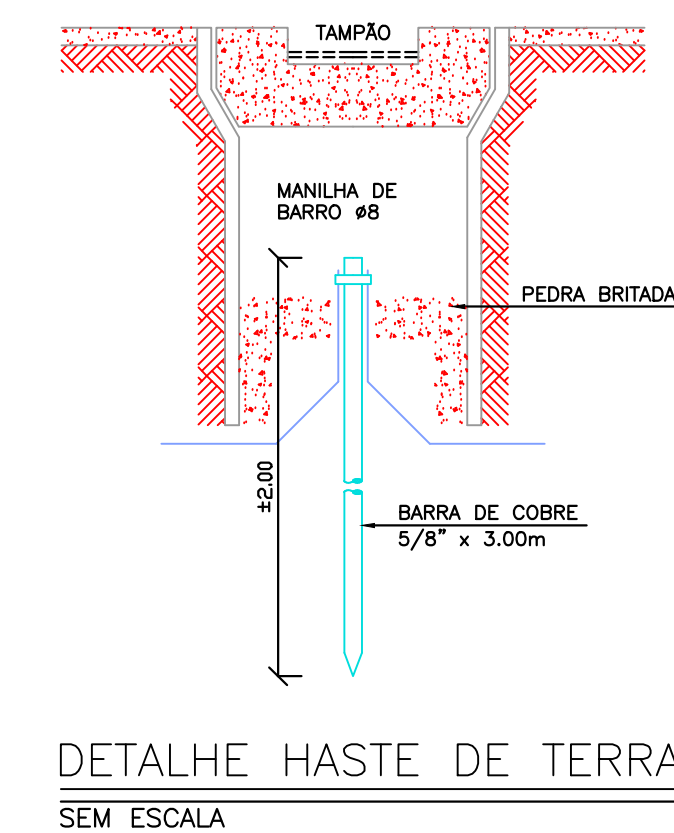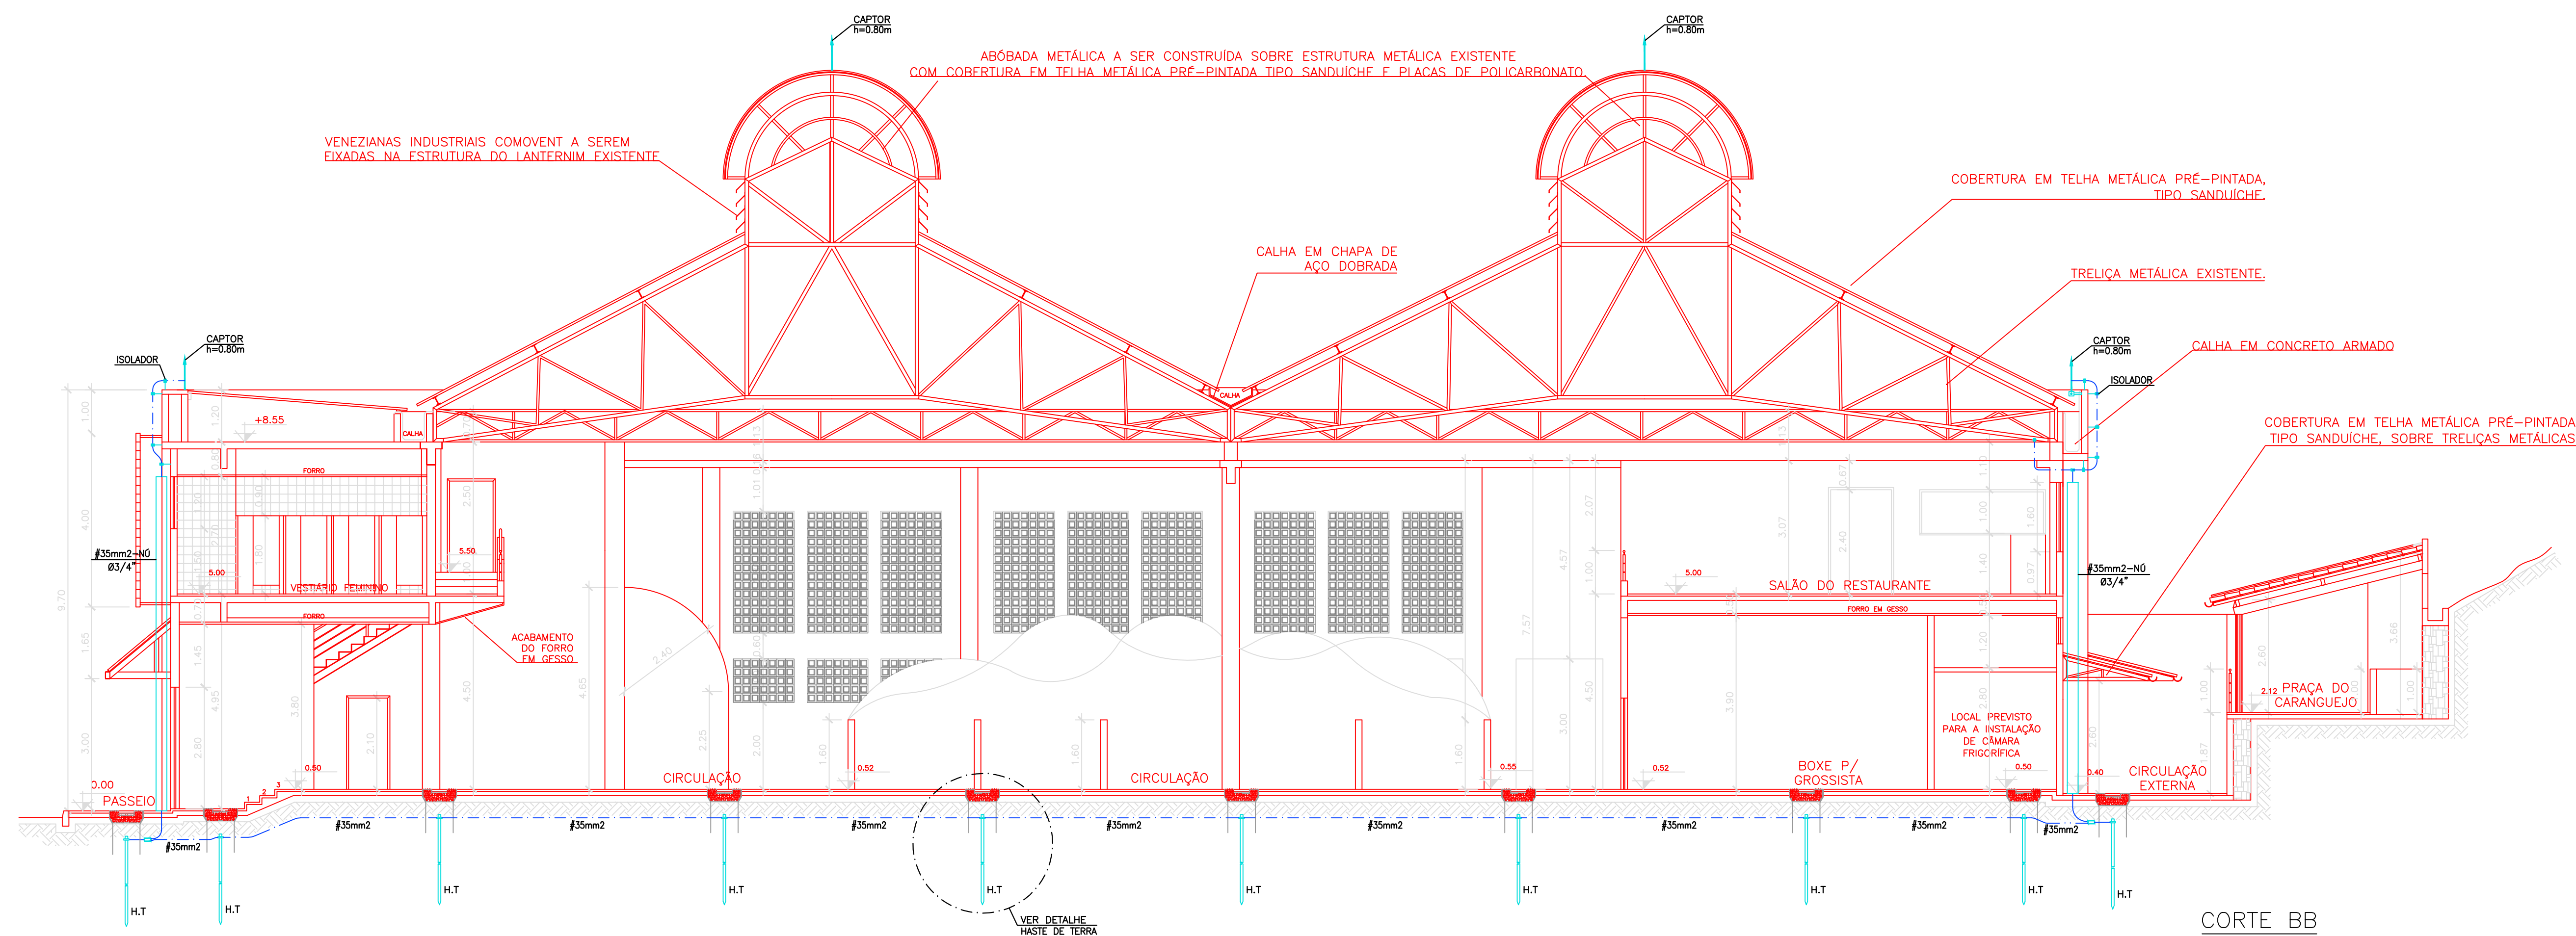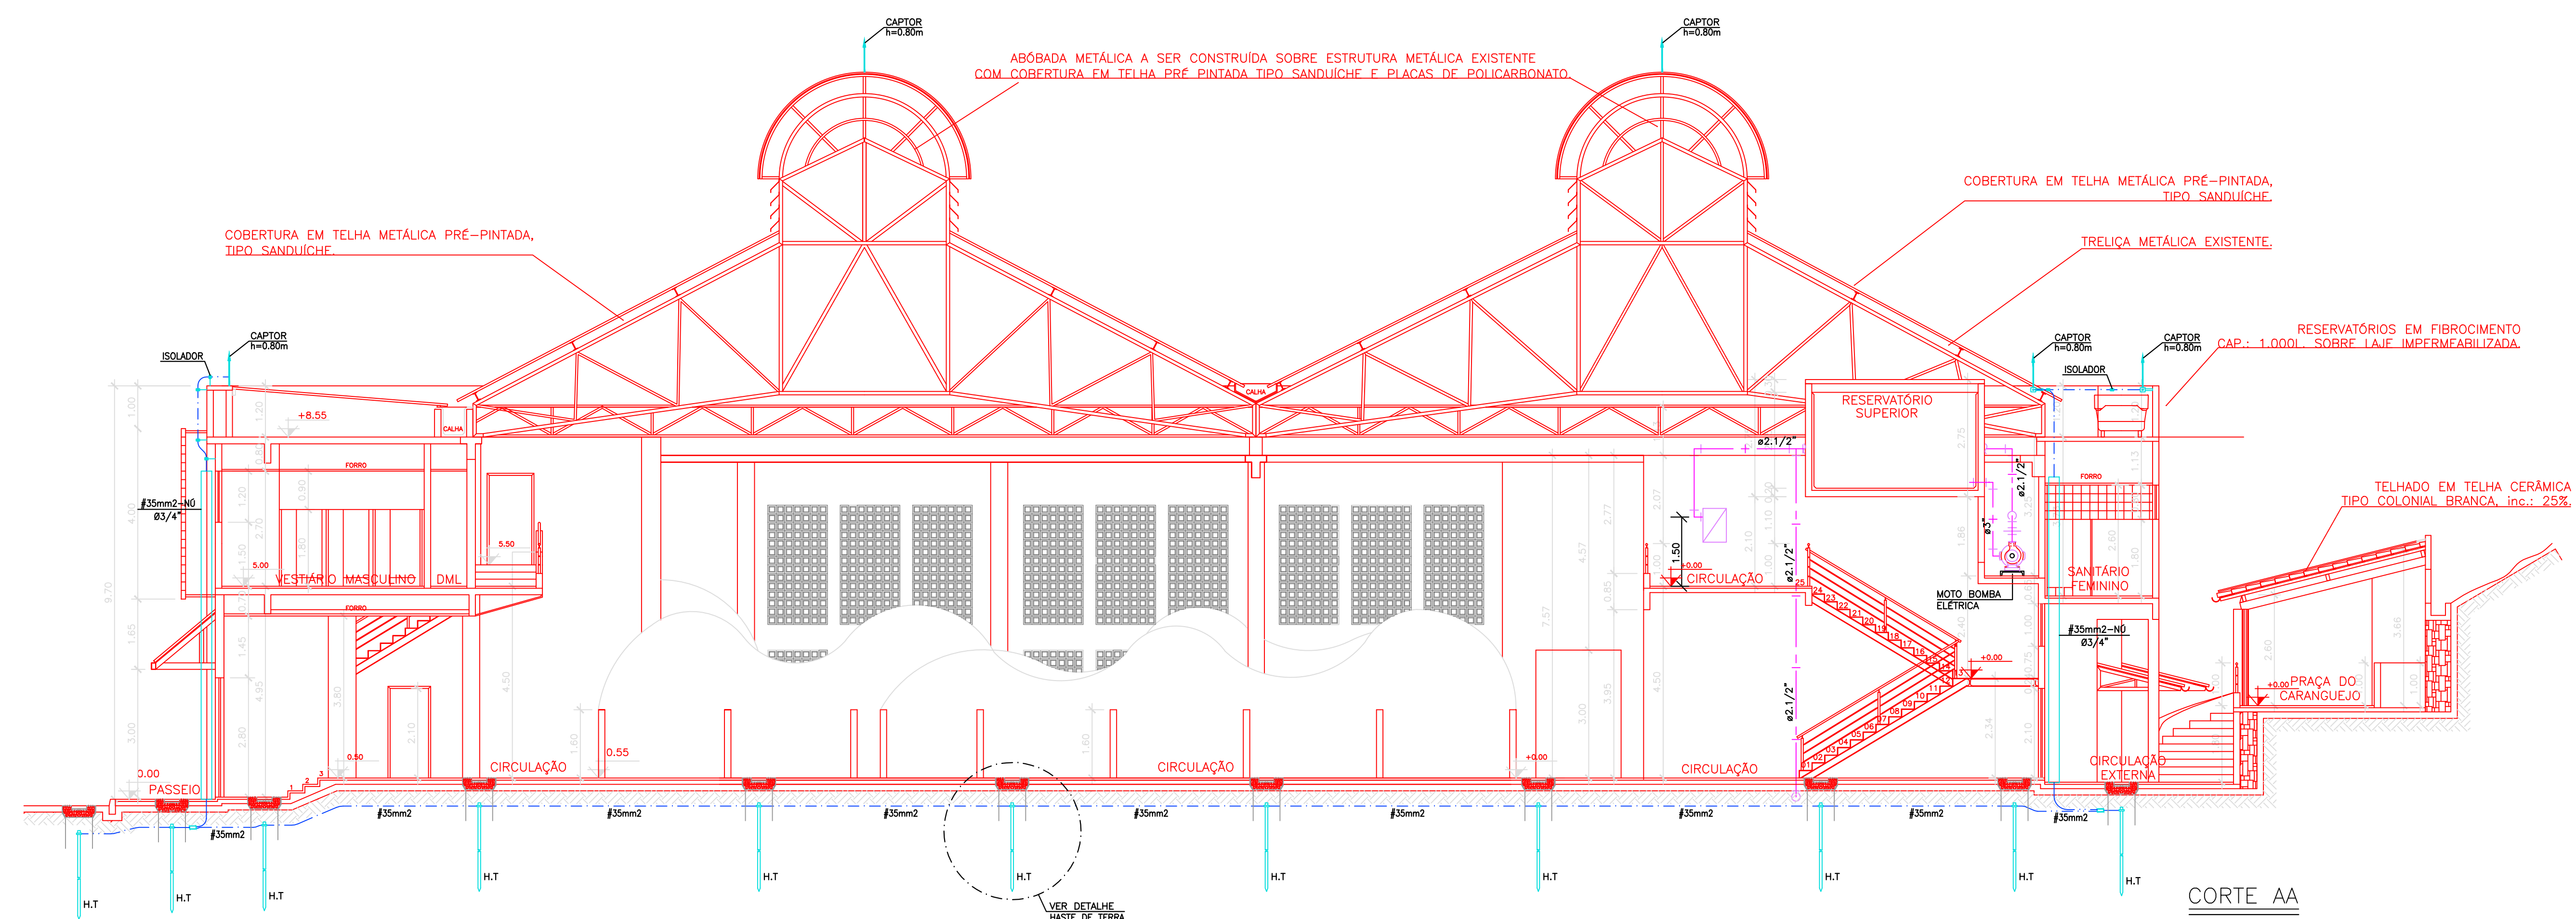

ESPECIFICAÇÕES		
No.	OBSERVAÇÕES	DATA

PROJETO: ARQUITETO ITAMAR JOSÉ DE AQUAR BATISTA
CREA 1337 - D / BA

CONSTRUÇÃO:

PROPRIETÁRIO: PREFEITURA MUNICIPAL DO SALVADOR



RESP. TÉCNICO: PIERLORENZO MARINPIETRI CREA: 3862/D 3ª REGIÃO
EMANUELE F. CREA: 3890/D 3ª REGIÃO

RUA Dr. JOSÉ PEROBA, N° 149 - CENTRO EMPRESARIAL ELDOBRADO
4º ANDAR - SALA 402 - STIEP - TEL. (071) 342-5503
CEP 41770-790-SALVADOR-BA - CNPJ-03.285.175/0001-80

MERCADO DO PEIXE


SITO: AV. JEQUITAJA, LARGO ÁGUA DE MENINOS
CIDADE BAIXA - SALVADOR - BAHIA

INST. COMB. A INCÊNDIO


DESENHO:

ARQUIVO: PMS103T45605R1.DWG		SOFTWARE: AUTOCAD R14	
DESENHADO POR: MARCELO BRANDÃO		ESCALA: 1/100	
CÓDIGO CLIENTE: PMS	CÓDIGO PROJETO: 103	REVISÃO: 01	
CÓDIGO DO EDIFÍCIO:	CÓDIGO DA PLANTA: 105	DATA SETEMBRO/1999	
NÚMERO: PMS-103.105			



ARQUITETURA
ITAMAR BATISTA
LTDA

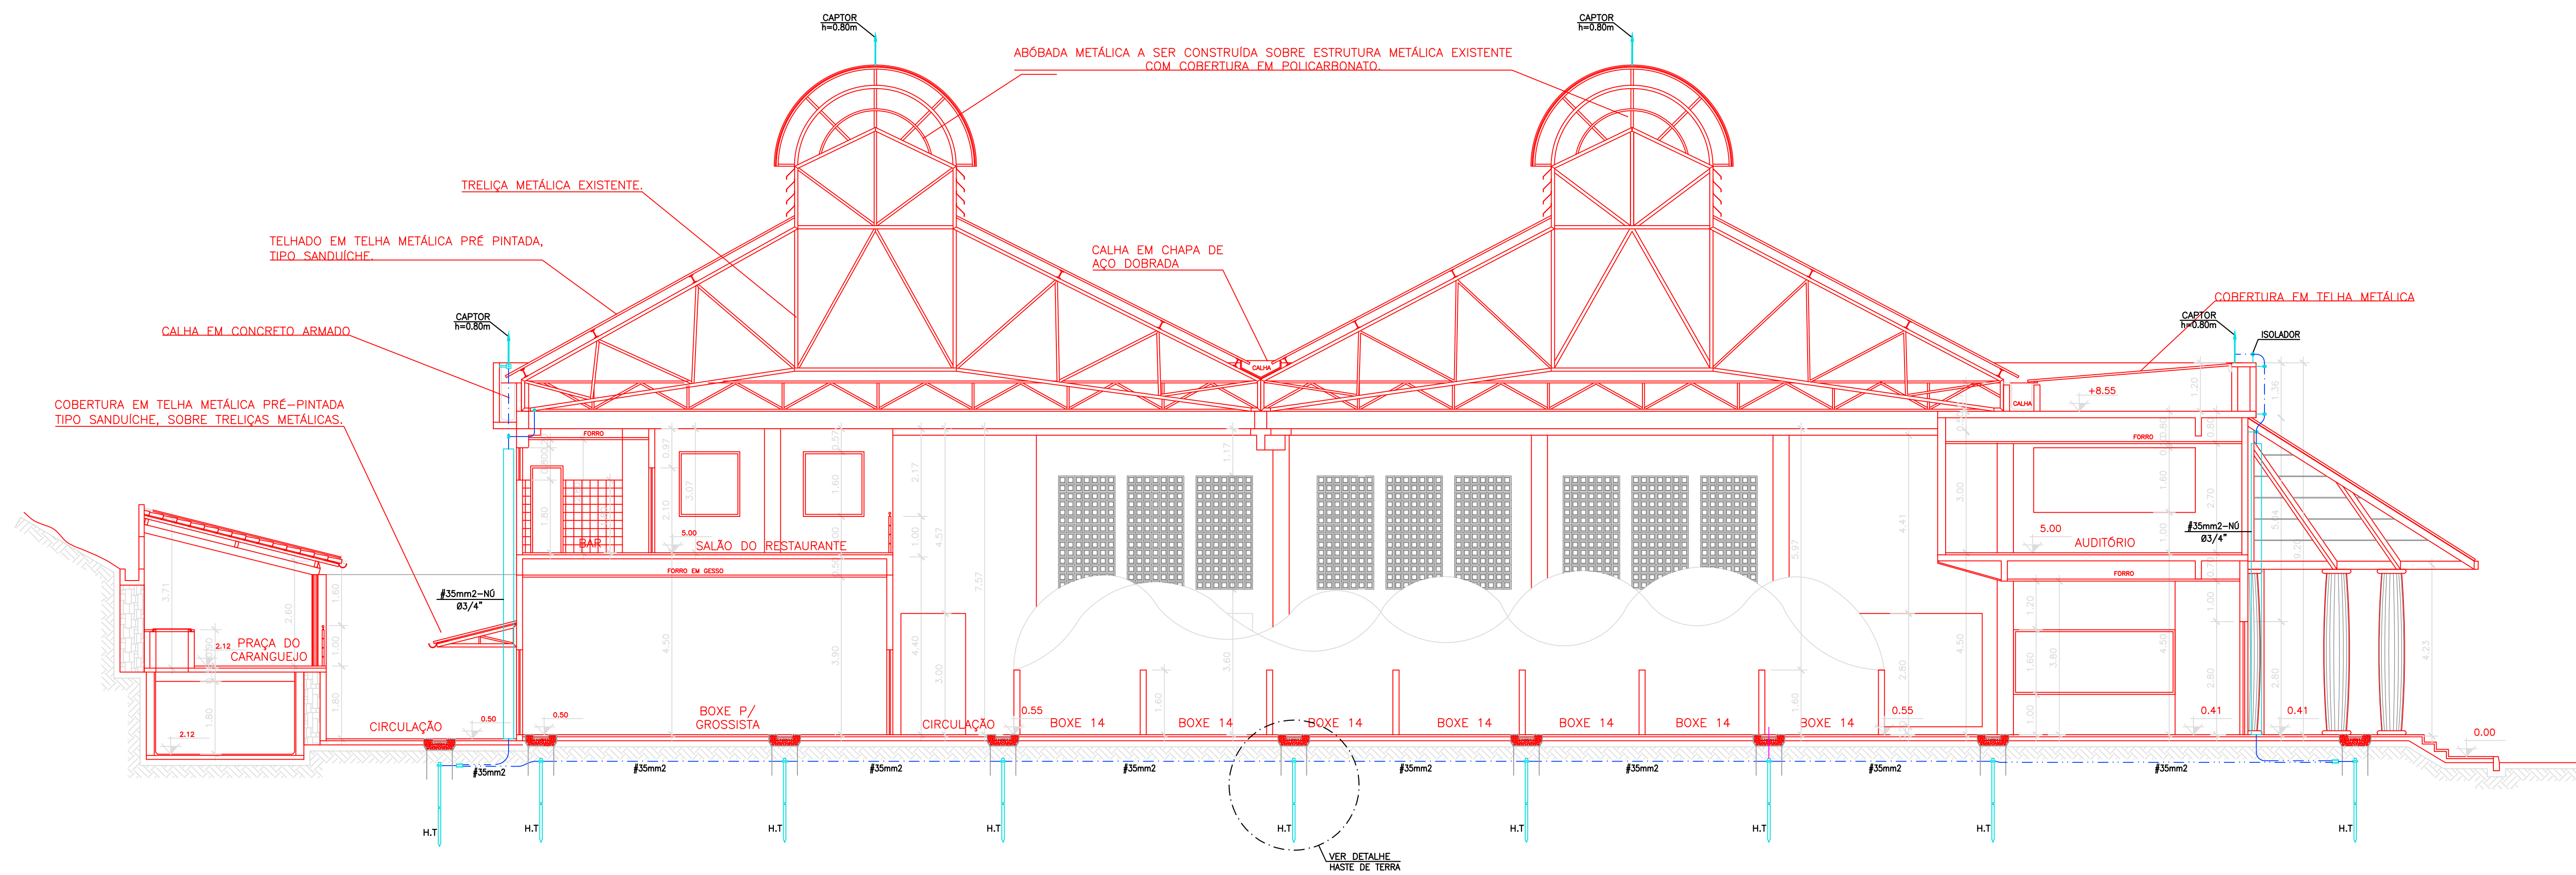

CORTE DD

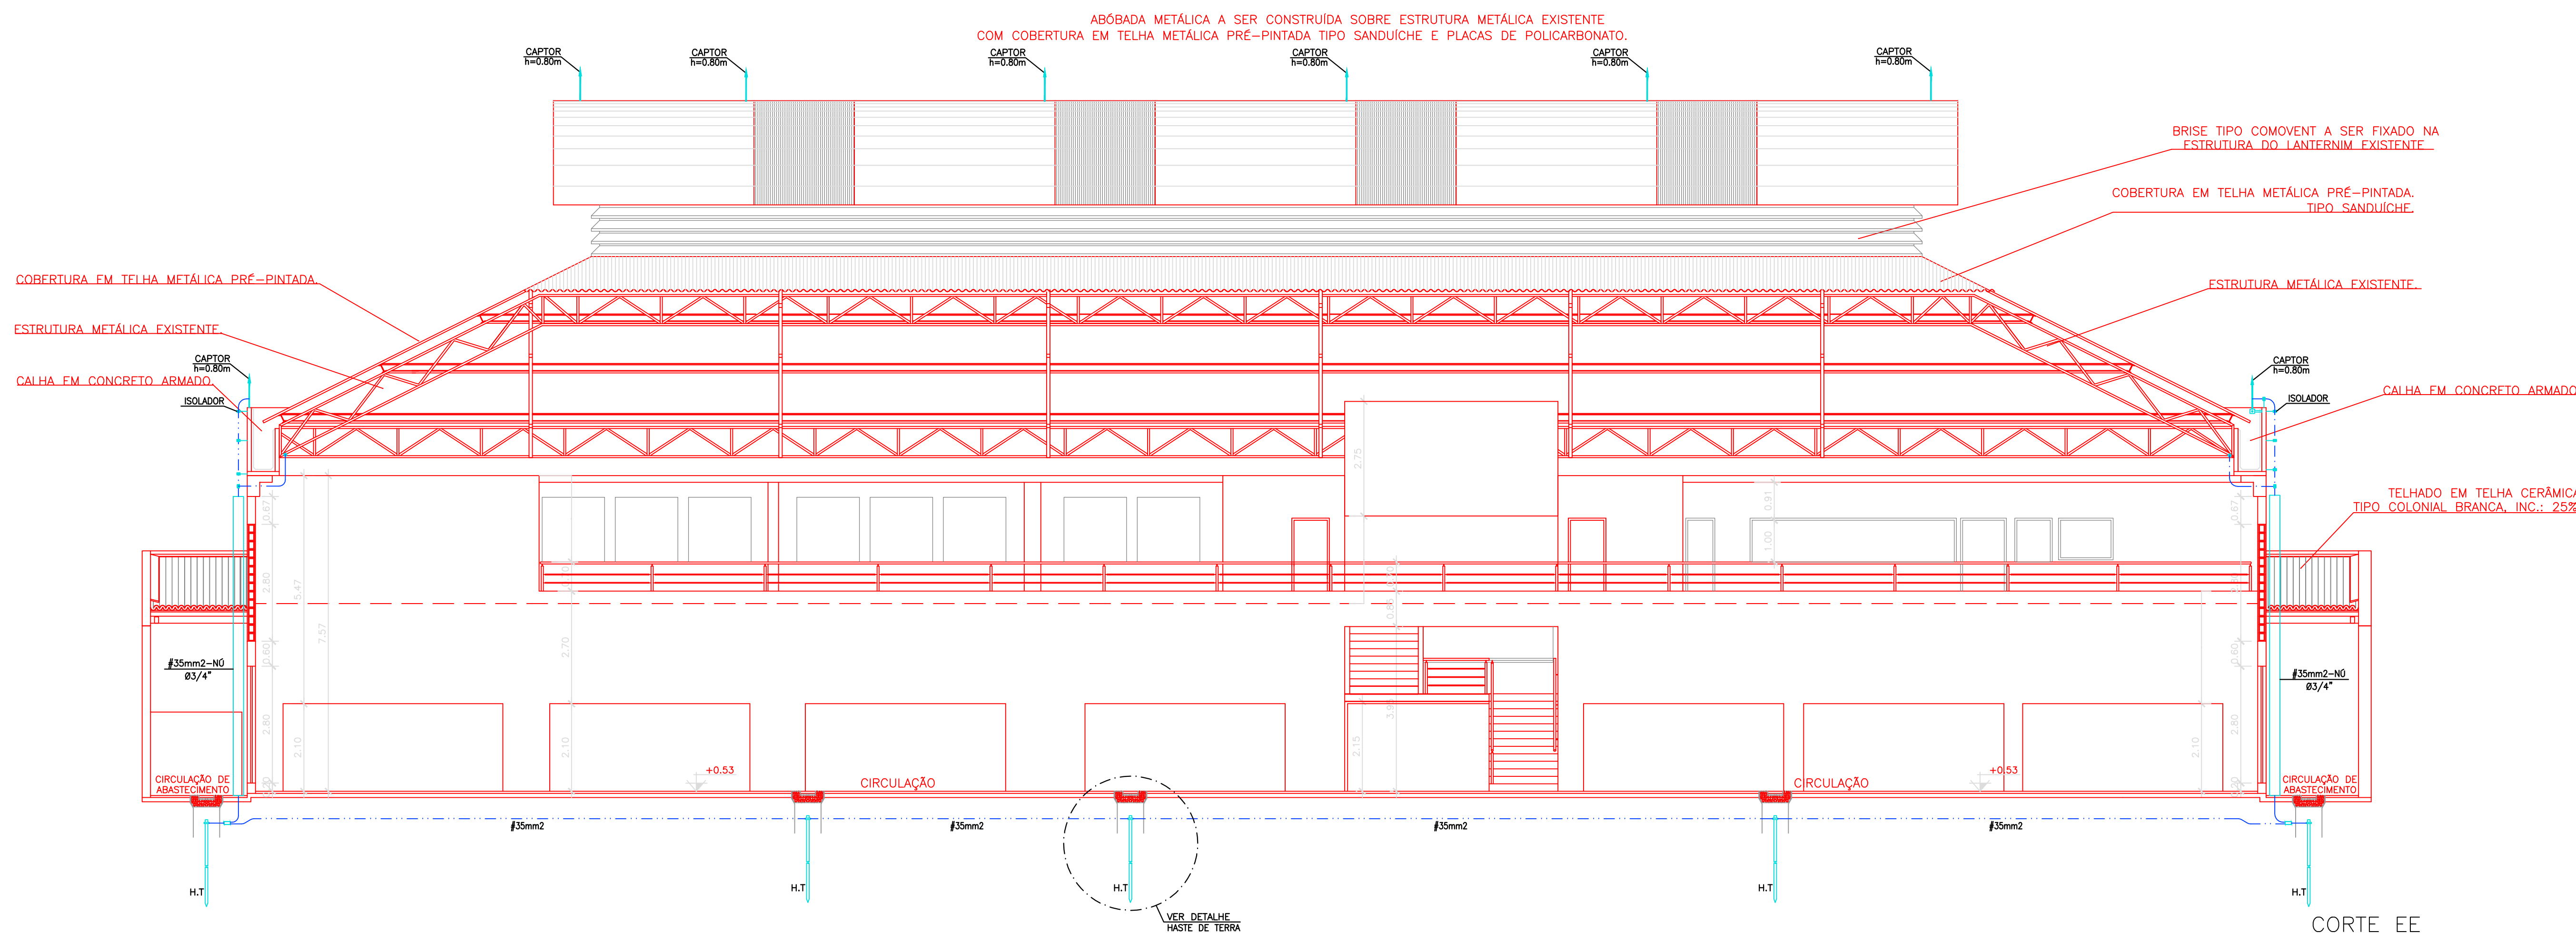

CORTE EE

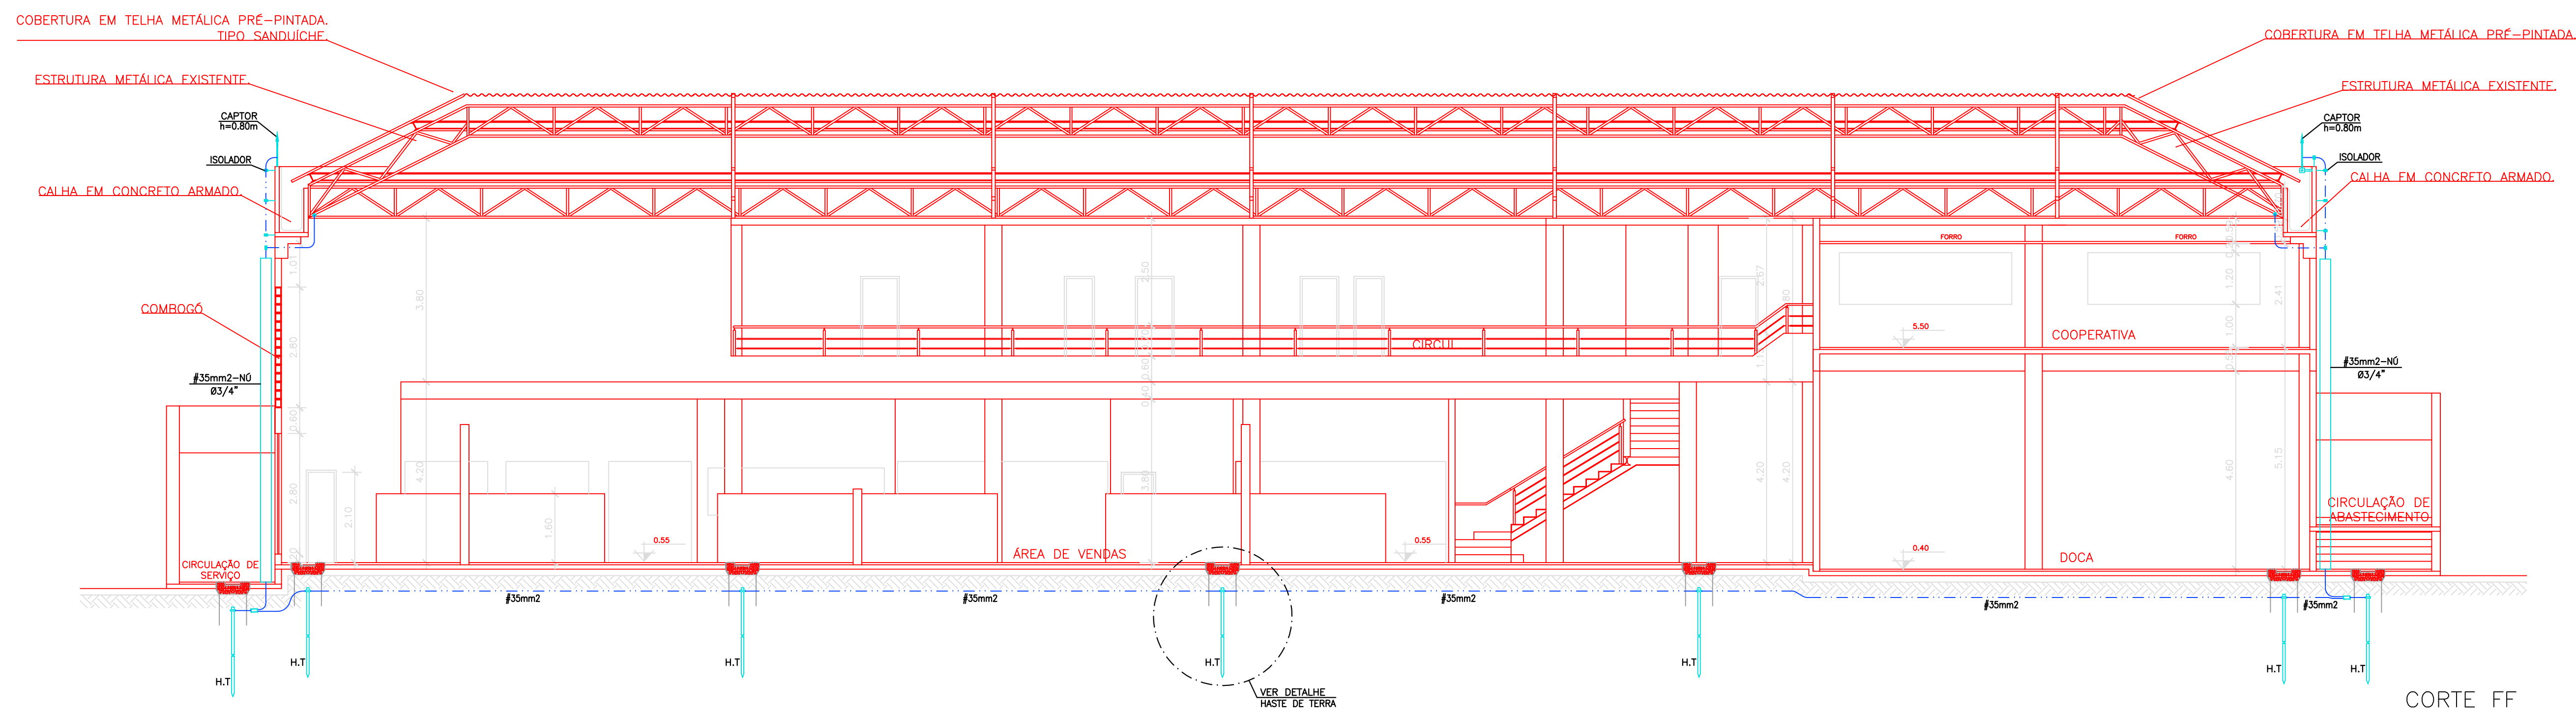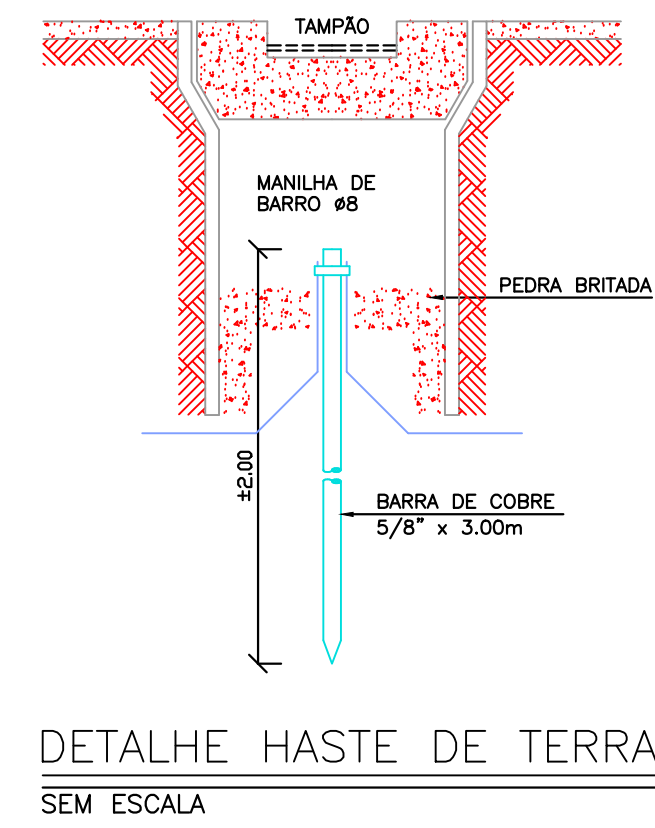

CORTE FF

ESPECIFICAÇÕES

No.	OBSERVAÇÕES	DATA
-----	-------------	------

PROJETO: ARQUITETO ITAMAR JOSÉ DE ASSUM BATISTA
CREA 1337 - D / BA

CONSTRUÇÃO:

PROPRIETÁRIO: PREFEITURA MUNICIPAL DE SALVADOR

perlorenzo marimpietri
RESP. TÉCNICO: PERLORENZO MARIMPIETRI CREA: 3862/D 3ª REGIÃO
EMANUELE F. CREA: 3890/D 3ª REGIÃO
RUA DR. JOSE PEREIRA, Nº 149 - CENTRO EMPRESARIAL ELIZABETH
4º ANDAR - SALA 402 - SHOP - TEL: (071) 342-5500
CEP 41770-790-SALVADOR-BA - CNPJ-03.285.175/0001-80

MERCADO DO PEIXE

SITO: AV. JEDUITANA, LARGO ÁGUA DE MENINOS
CIDADE BAIXA - SALVADOR - BAHIA

INST. COMB. A INCÊNDIO


DESENHO:

CORTES DD/EE/FF


ARQUIVO: PMS103T45606R1.DWG	SOFTWARE: AUTOCAD R14
DESENHADO POR: MARCELO BRANDÃO	ESCALA: 1/100
CODIGO CLIENTE: PMS	CODIGO PROJETO: 103
CODIGO DO EDIFICIO: 106	REVISÃO: 01
	DATA: SETEMBRO/1999
NÚMERO:	PMS-103.106

ARQUITETURA ITAMAR BATISTA LTD A

RUA GAL. LABRUT, Nº 26, BARRIO, SALVADOR / BA - CEP: 40070-100
TEL: (071) 322-0784 e FAX: (071) 322-2930
e-mail: itamar@itaz.com.br

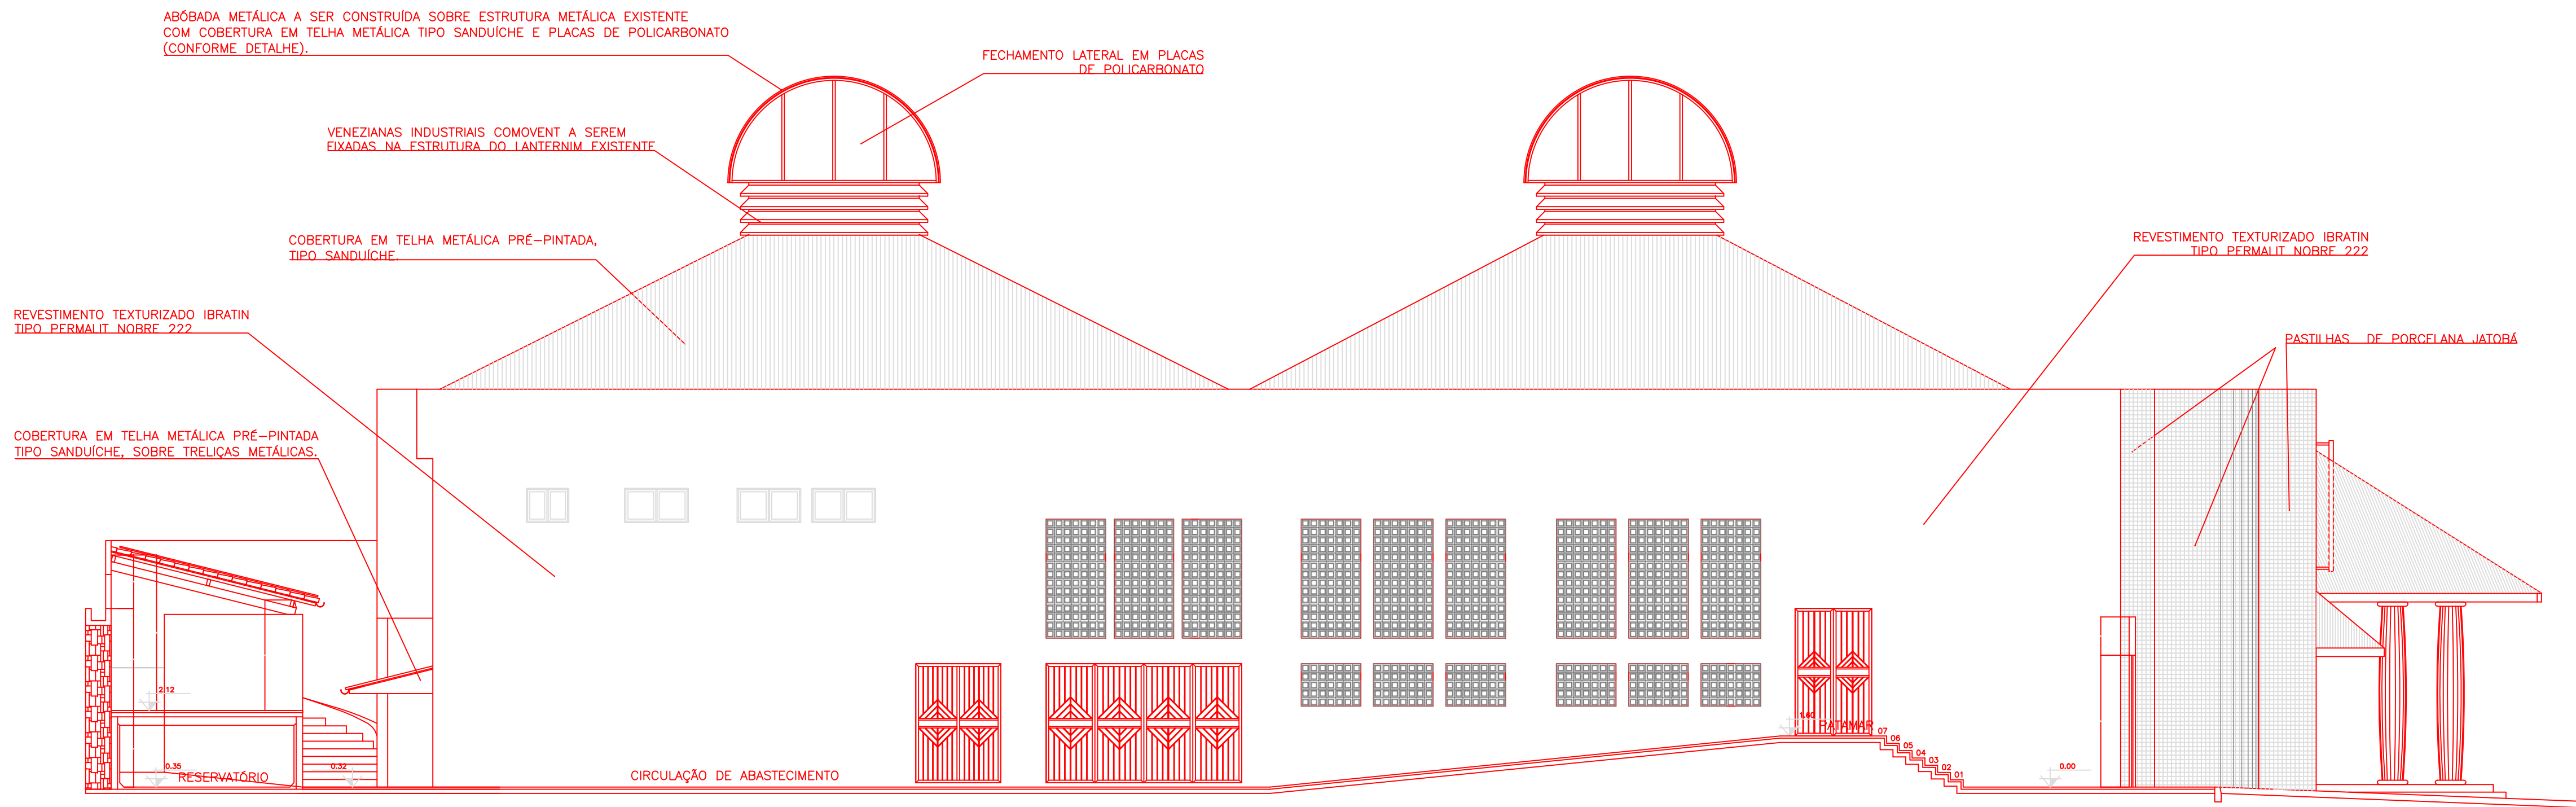

FACHADA 03

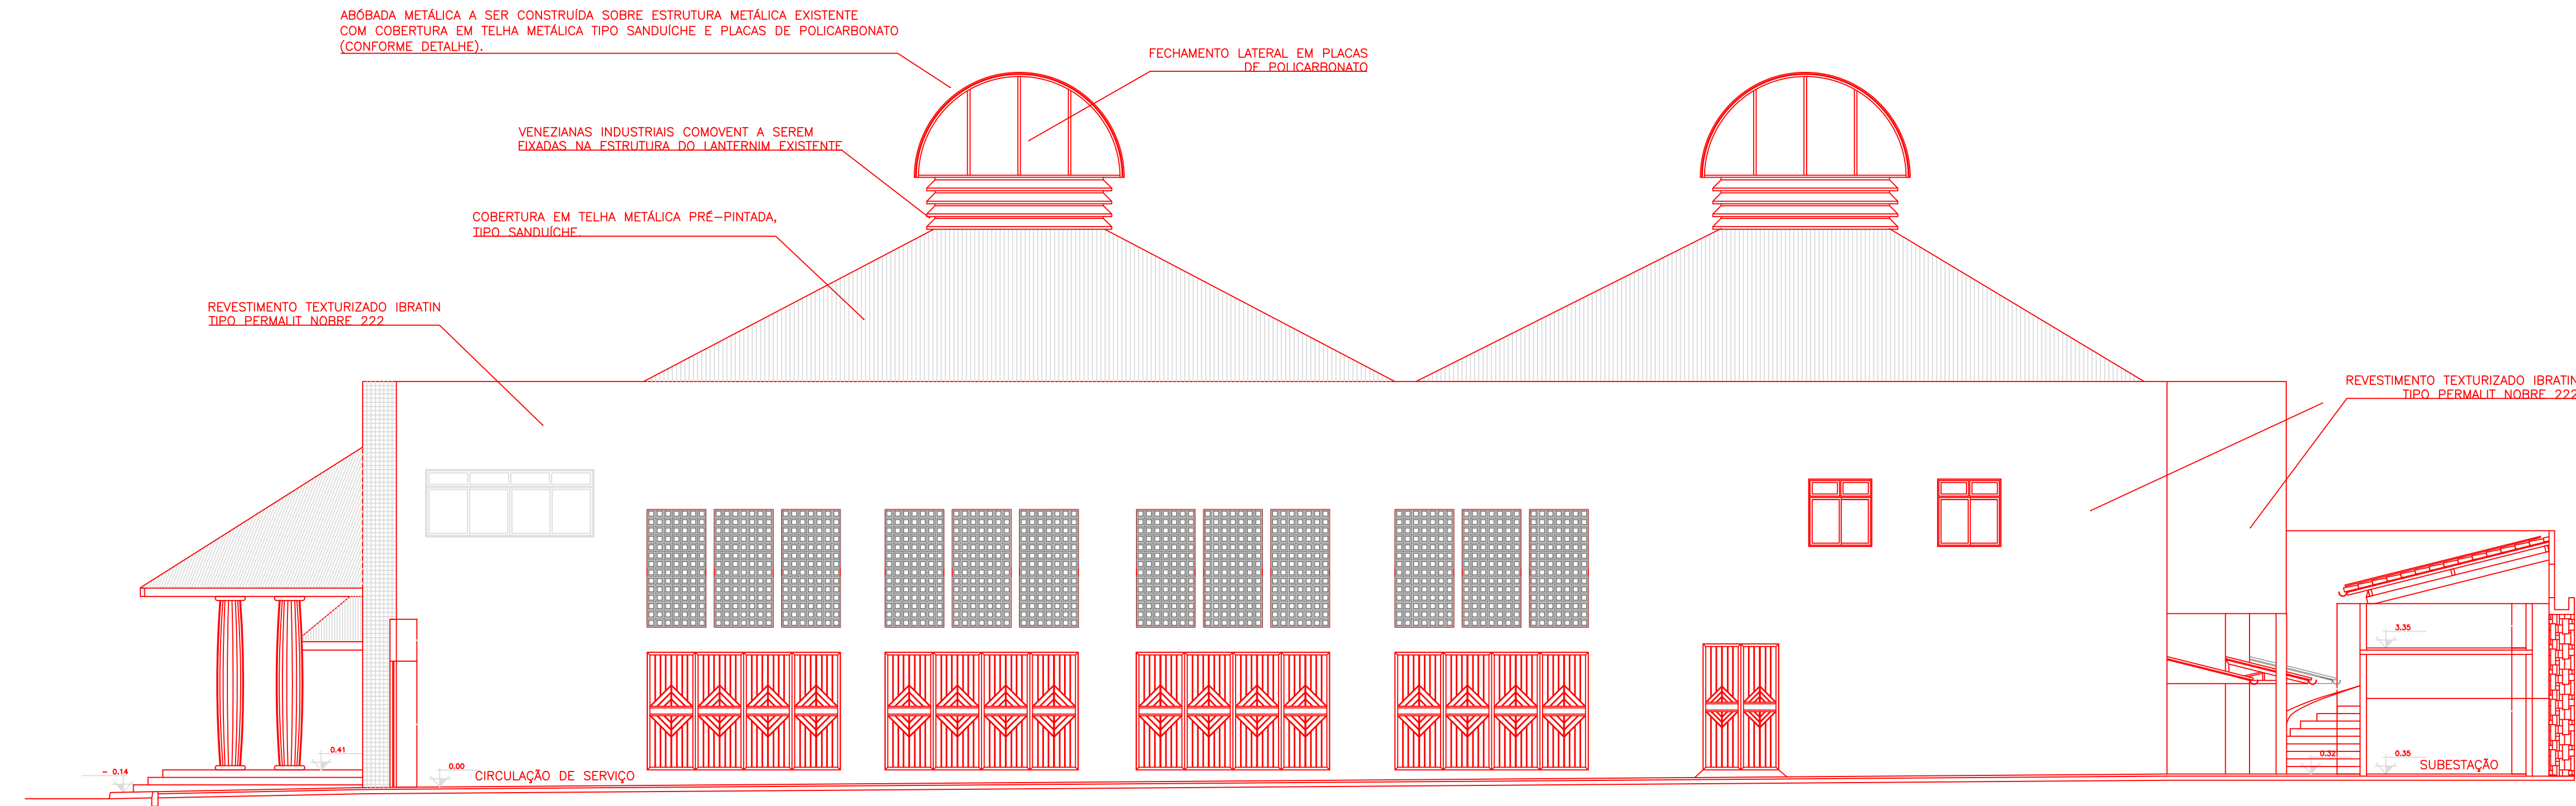

FACHADA 04

ESPECIFICAÇÕES

No.	OBSERVAÇÕES	DATA
-----	-------------	------

PROJETO: ARQUITETO ITAMAR JOSÉ DE AGUIAR BATISTA
CREA 1337 - D / BA

CONSTRUÇÃO:

PROPRIETÁRIO: PREFEITURA MUNICIPAL DO SALVADOR



PIERLORENZO MARIMPIETRI
RESP. TÉCNICO: EMANUELE F. CREA: 3862/D 3ª REGIÃO
RUA DR. JOSÉ PEREIRA, Nº 149 - CENTRO EMPRESARIAL ELDOARDO
4º ANDAR - SALA 402 - STEP - TEL: (071) 342-5503
CEP 41770-790-SALVADOR-BA - CNPJ-03.285.175/0001-80

MERCADO DO PEIXE

SITO: AV. JEQUITAIÁ, LARGO ÁGUA DE MENINOS
CIDADE BAIXA - SALVADOR - BAHIA

INST. COMB. A INCÊNDIO

FACHADAS
03 e 04

ARQUIVO: PMS103T45607R1.DWG	SOFTWARE: AUTOCAD R14
DESENHADO POR: MARCELO BRANDÃO	ESCALA: 1/100
CÓDIGO CLIENTE: PMS	CÓDIGO PROJETO: 03
CÓDIGO DO EDIFÍCIO: 07	REVISÃO: 01
CÓDIGO DA PLANTA: 07	DATA: SETEMBRO/1999
NÚMERO: PMS-103.107	

ARQUITETURA
ITAMAR BATISTA
LTD A

RUA GAL. LABATUT, Nº 26, BARRIS, SALVADOR / BA - CEP: 40070-100
TEL: (071) 322-0784 e FAX: (071) 322-2830
e-mail: Itamar@itaa.com.br

FACHADA 01

FACHADA 02 / CORTE GG

CORTE J/J

ESPECIFICAÇÕES

No.	OBSERVAÇÕES	DATA

PROJETO: ARQUITETO ITAMAR JOSÉ DE AGUIAR BATISTA
CREA 1337 - D / BA

CONSTRUÇÃO:

PROPRIETÁRIO: PREFEITURA MUNICIPAL DO SALVADOR



RESP. TÉCNICO: PIERLORENZO CREA: 3862/D 3ª REGIÃO
EMANUELE F. MARIMPIETRI CREA: 3890/D 3ª REGIÃO

RUA DR. JOSÉ PEROBA, N° 149 - CENTRO EMPRESARIAL ELDORADO
4º ANDAR - SALA 402 - STIEP - TEL. (071) 342-5503
CEP 41770-790-SALVADOR-BA - CNPJ-03.285.175/0001-80

MERCADO DO PEIXE

SITO: AV. JEQUITAIA, LARGO ÁGUA DE MENINOS
CIDADE BAIXA - SALVADOR - BAHIA

INST. COMB. A INCÊNDIO

DESENHO:

**FACHADA 01
FACHADA 02 e CORTE GG
CORTE JJ**

ARQUIVO: PMS103T45608R1.DWG		SOFTWARE: AUTOCAD R14	
DESENHADO POR: MARCELO BRANDÃO		ESCALA: 1/100	
CÓDIGO CLIENTE: PMS	CÓDIGO PROJETO: 103	REVISÃO: 01	
CÓDIGO DO EDIFÍCIO:	CÓDIGO DA PLANTA: 108	DATA SETEMBRO/199	

NÚMERO: **PMS-103.108**

ARQUITETURA
ITAMAR BATISTA
LTDA

RUA GAL. LABATUT, No 26, BARRIS, SALVADOR / BA - CEP. 40070-10
TEL: (071) 322-0784 e FAX: (071) 322-2930
e-mail: itamarb@zaz.com.br

DETALHE HIDRANTE DE PASSEIO
SEM ESCALA

**ARQUITETURA
ITAMAR BATISTA
LTDA**

RUA GAL. LABATUT, No 26, BARRIS, SALVADOR / BA - CEP. 40070-100
TEL: (071) 322-0784 e FAX: (071) 322-2930
e-mail: Itamarb@zaz.com.br