


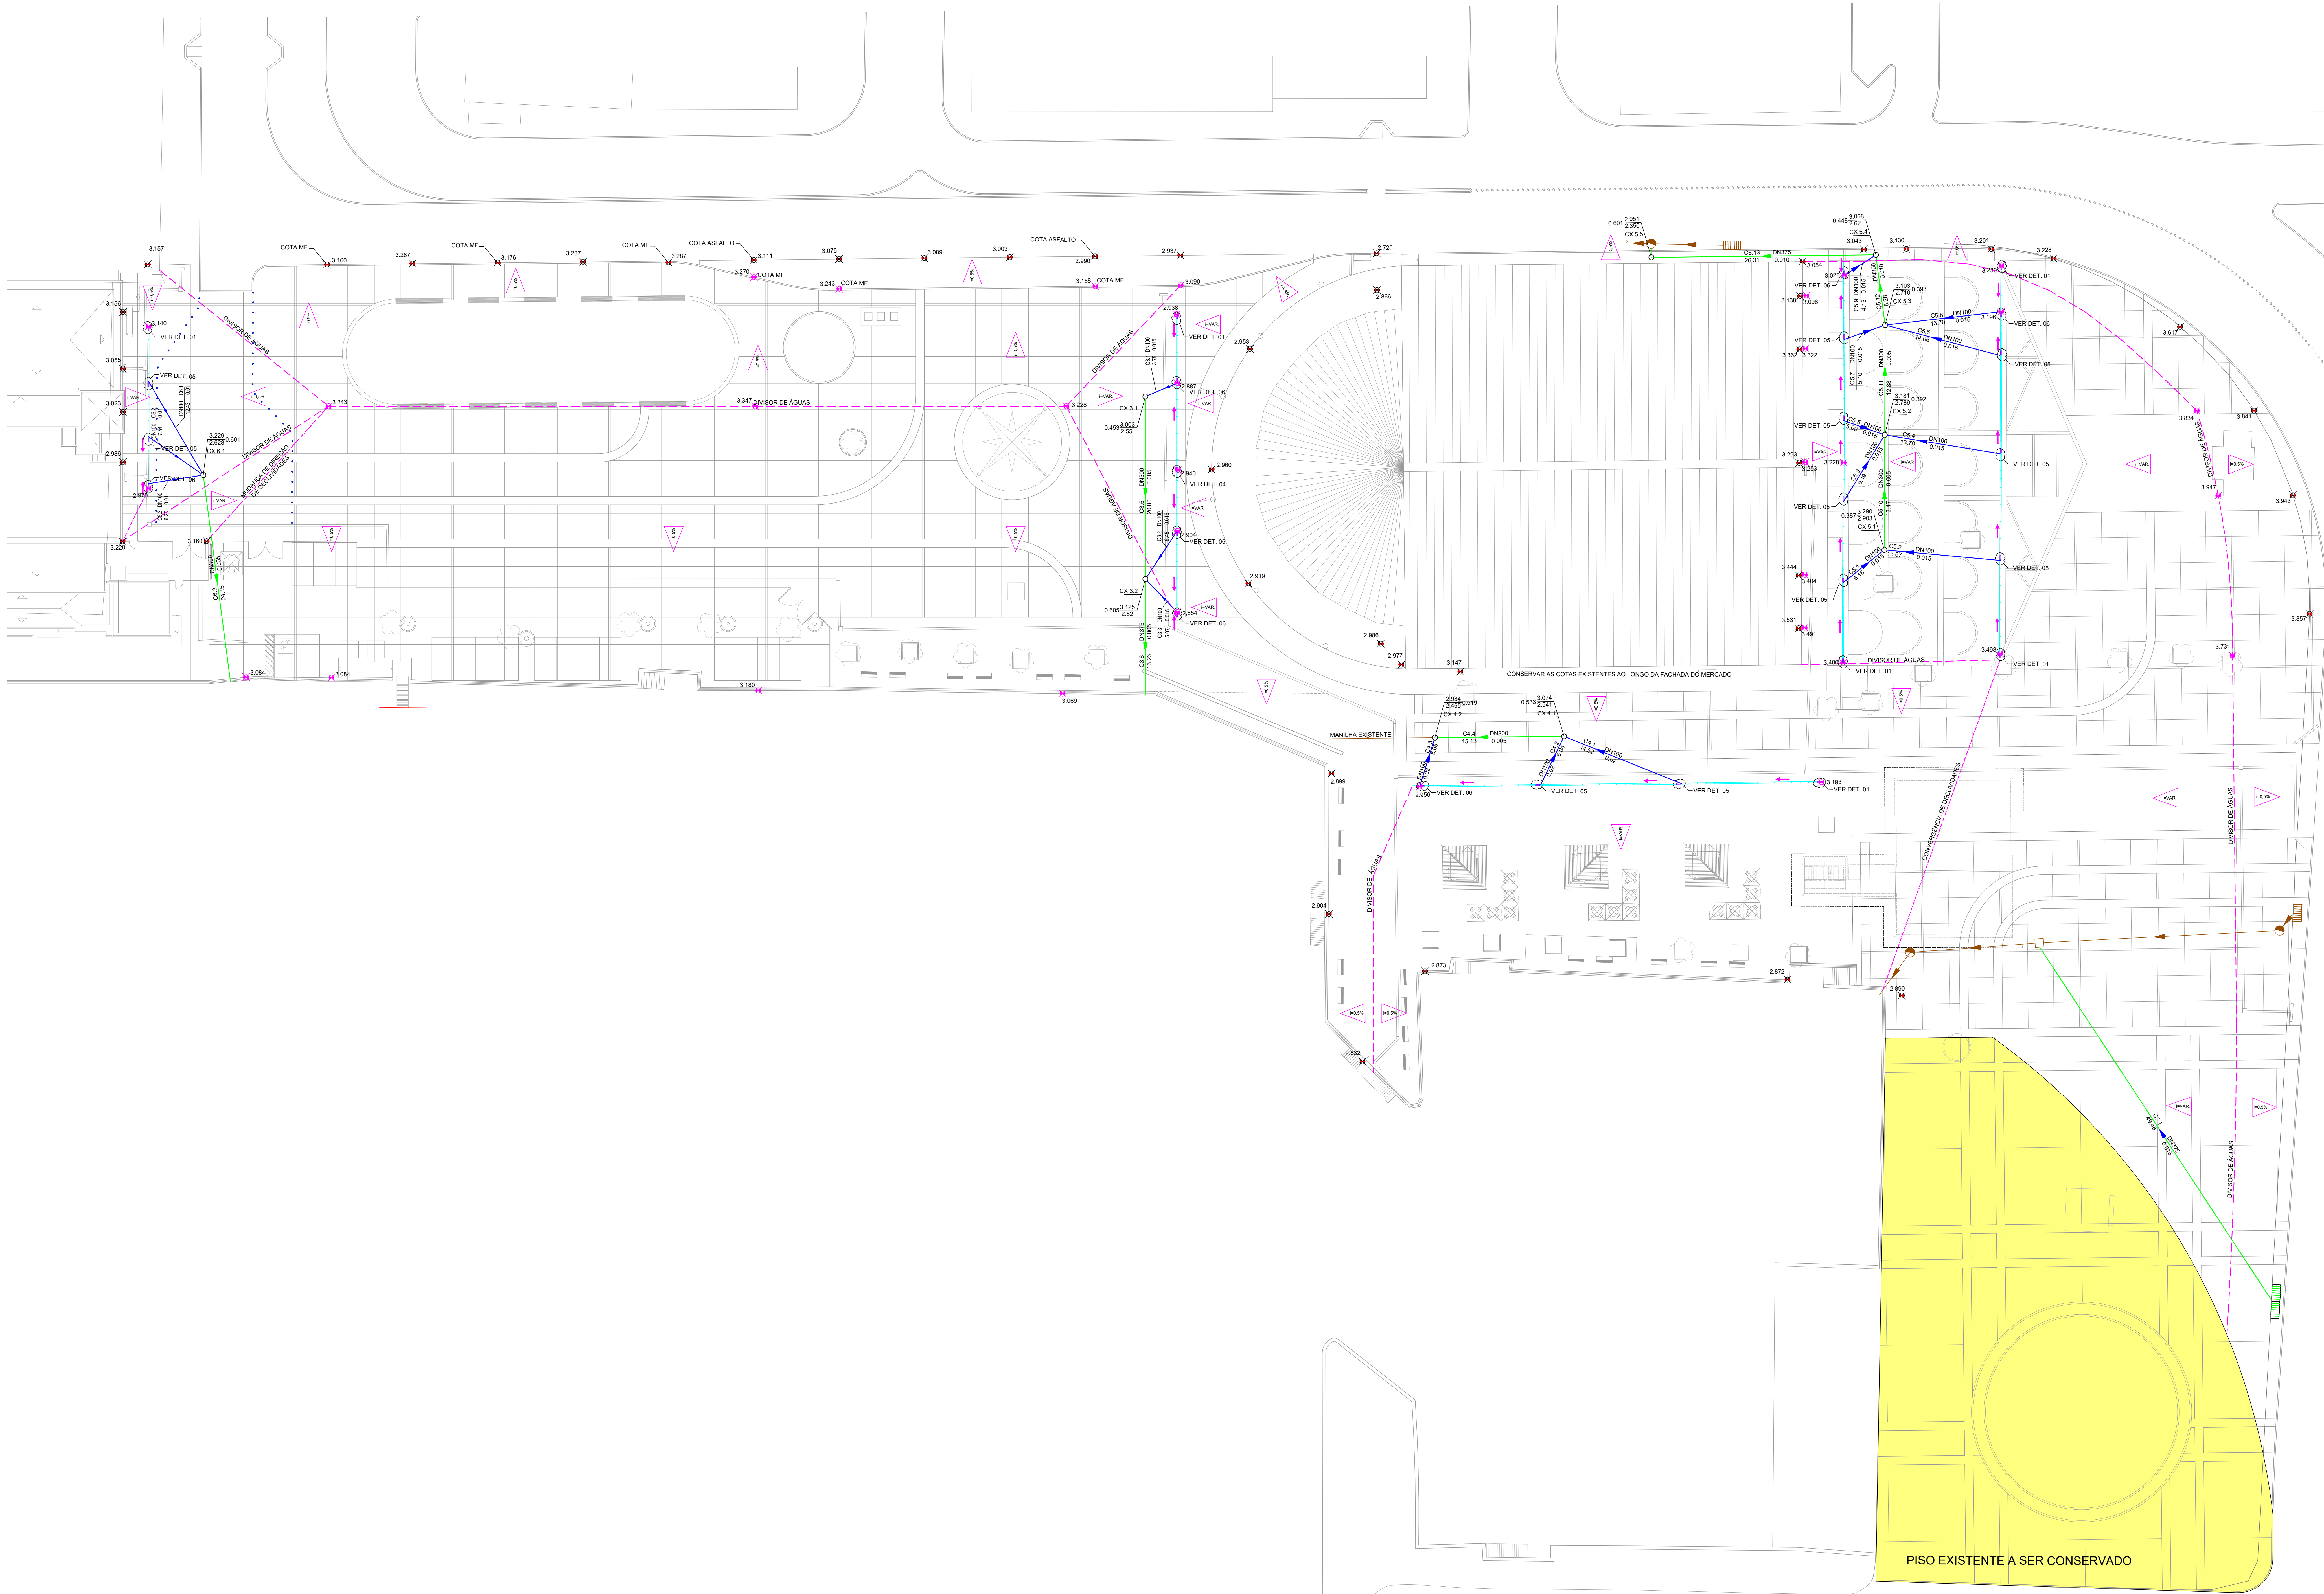


LEGENDA

- CANAL DE DRENAGEM ACO S/LIMINE 100CM C/INDICAÇÃO DA DECLIVIDADE MÍNIMA
- INDICAÇÃO DECLIVIDADE MÍNIMA DO PISO
- GALEIA TUBULAR - PVC - COLETOR ESGOTO (OCRE)
- GALEIA TUBULAR - LINHA PEAD
- CARACTERÍSTICAS DAS GALEIAS TUBULARES
 - ID - IDENTIFICAÇÃO DA GALEIA
 - DN - DIÂMETRO NOMINAL (EM MILÍMETROS)
 - L - COMPRIMENTO (EM METROS)
 - I - DECLIVIDADE (% EM DECIMAL)
- CK - CAIXA DE INSPEÇÃO #600 COM TAMPÃO T120-AR
- IDENTIFICAÇÃO DE PV OU CK
 - n - NÚMERO DO PV OU CAIXA
 - ET - ELEVÇÃO DA TAMPÃO (EM METROS)
 - EF - ELEVÇÃO DO FUNDO (EM METROS)
 - h - ALTURA DO PV OU CAIXA (EM METROS)
- CAIXA DE ACESSO ACO S/LIMINE (EM ESCALA 1:50) PARA INSPEÇÃO - TAMPÃO REMOVÍVEL
- LINHA DE DRENAGEM ACO S/LIMINE (EM ESCALA 1:50)
- DIVISOR DE ÁGUAS
- CONVERGÊNCIA OU MUDANÇA DE DIREÇÃO DE DECLIVIDADES
- PISO EXISTENTE A CONSERVAR
- COTAS DE REFERÊNCIA FORNECIDAS PELA TOPOGRAFIA
- COTAS DEFINIDAS PELO PROJETO
- DESENHOS DE DETALHES NA PRANCHETA DRE-002 E 003
- BOCA DE LOBO A INSTALAR NO MESMO PADRÃO DAS EXISTENTES
- REDE DE DRENAGEM EXISTENTE (*)
- GALEIA TUBULAR EXISTENTE
 - ID - IDENTIFICAÇÃO DA GALEIA
 - DN - DIÂMETRO NOMINAL (EM MILÍMETROS)
 - L - COMPRIMENTO (EM METROS)
 - I - DECLIVIDADE (% EM DECIMAL)
- DRENO RASO EXISTENTE
- BOCA DE LOBO EXISTENTE
- PV - EXISTENTE
- (*) NOTAS: O DESENHO DA REDE EXISTENTE FOI COPADO DO DESENHO ESQUEMÁTICO FORNECIDO PELA SUOP.
- DESDENTROS ENTRE COTAS FORNECIDAS PELA TOPOGRAFIA E AS EXISTENTES NO LOCAL DEVEM SER COMUNICADAS PARA AJUSTES DAS COTAS DEFINIDAS PELO PROJETO

SE	JORGE VIANA	05/04/19	AJUSTE COTAS PELA TOPOGRAFIA
ET	JORGE VIANA	05/04/19	APROVADO PARA COTAÇÃO
ES	JORGE VIANA	11/06/17	APRESENTADO PARA APROVAÇÃO
W	PCR	DATA	DESCRIÇÃO
REVISÕES			
Secretaria de Infraestrutura e Obras Públicas SALVADOR PRIMEIRA SECRETARIA DE OBRAS CIMATEK CONSTRUTORA CIVIL S.A.			
ORÇÃO			TIPO DO PROJETO
CASA CIVIL			DRENAGEM / EXE
SECRETARIA MUNICIPAL DE INFRAESTRUTURA E OBRAS PÚBLICAS			RA / DABNO
PRATO VISCONDE DE CAYRU			RA / COMÉRCIO
PROJETO DE DRENAGEM			
SOLICITAÇÃO	TÍTULO	DATA	
PAV	PLANTA BAIXA - IMPLANTAÇÃO	SETEMBRO/2017	
DIRETORIA DE ENGENHARIA	PROJETO	SEVADO	ÁREA DE ESTUDO
RICARDO GED	JORGE VIANA	30.140.78 m2	02
UNIVERSIDADE DE SALVADOR	ART. 14.011.01/2016		
COORDENADOR DE PROJETOS	DESENVOLVIDOR	SECA	PRANCHETA
MARCIA SANTOS	JORGE VIANA	1 : 250	DRE-001
UNIVERSIDADE DE SALVADOR	ART. 14.011.01/2016		DE 003


CANAL SELF SLIMLINE 1000MM H146 B125

ESCALA - 1:5

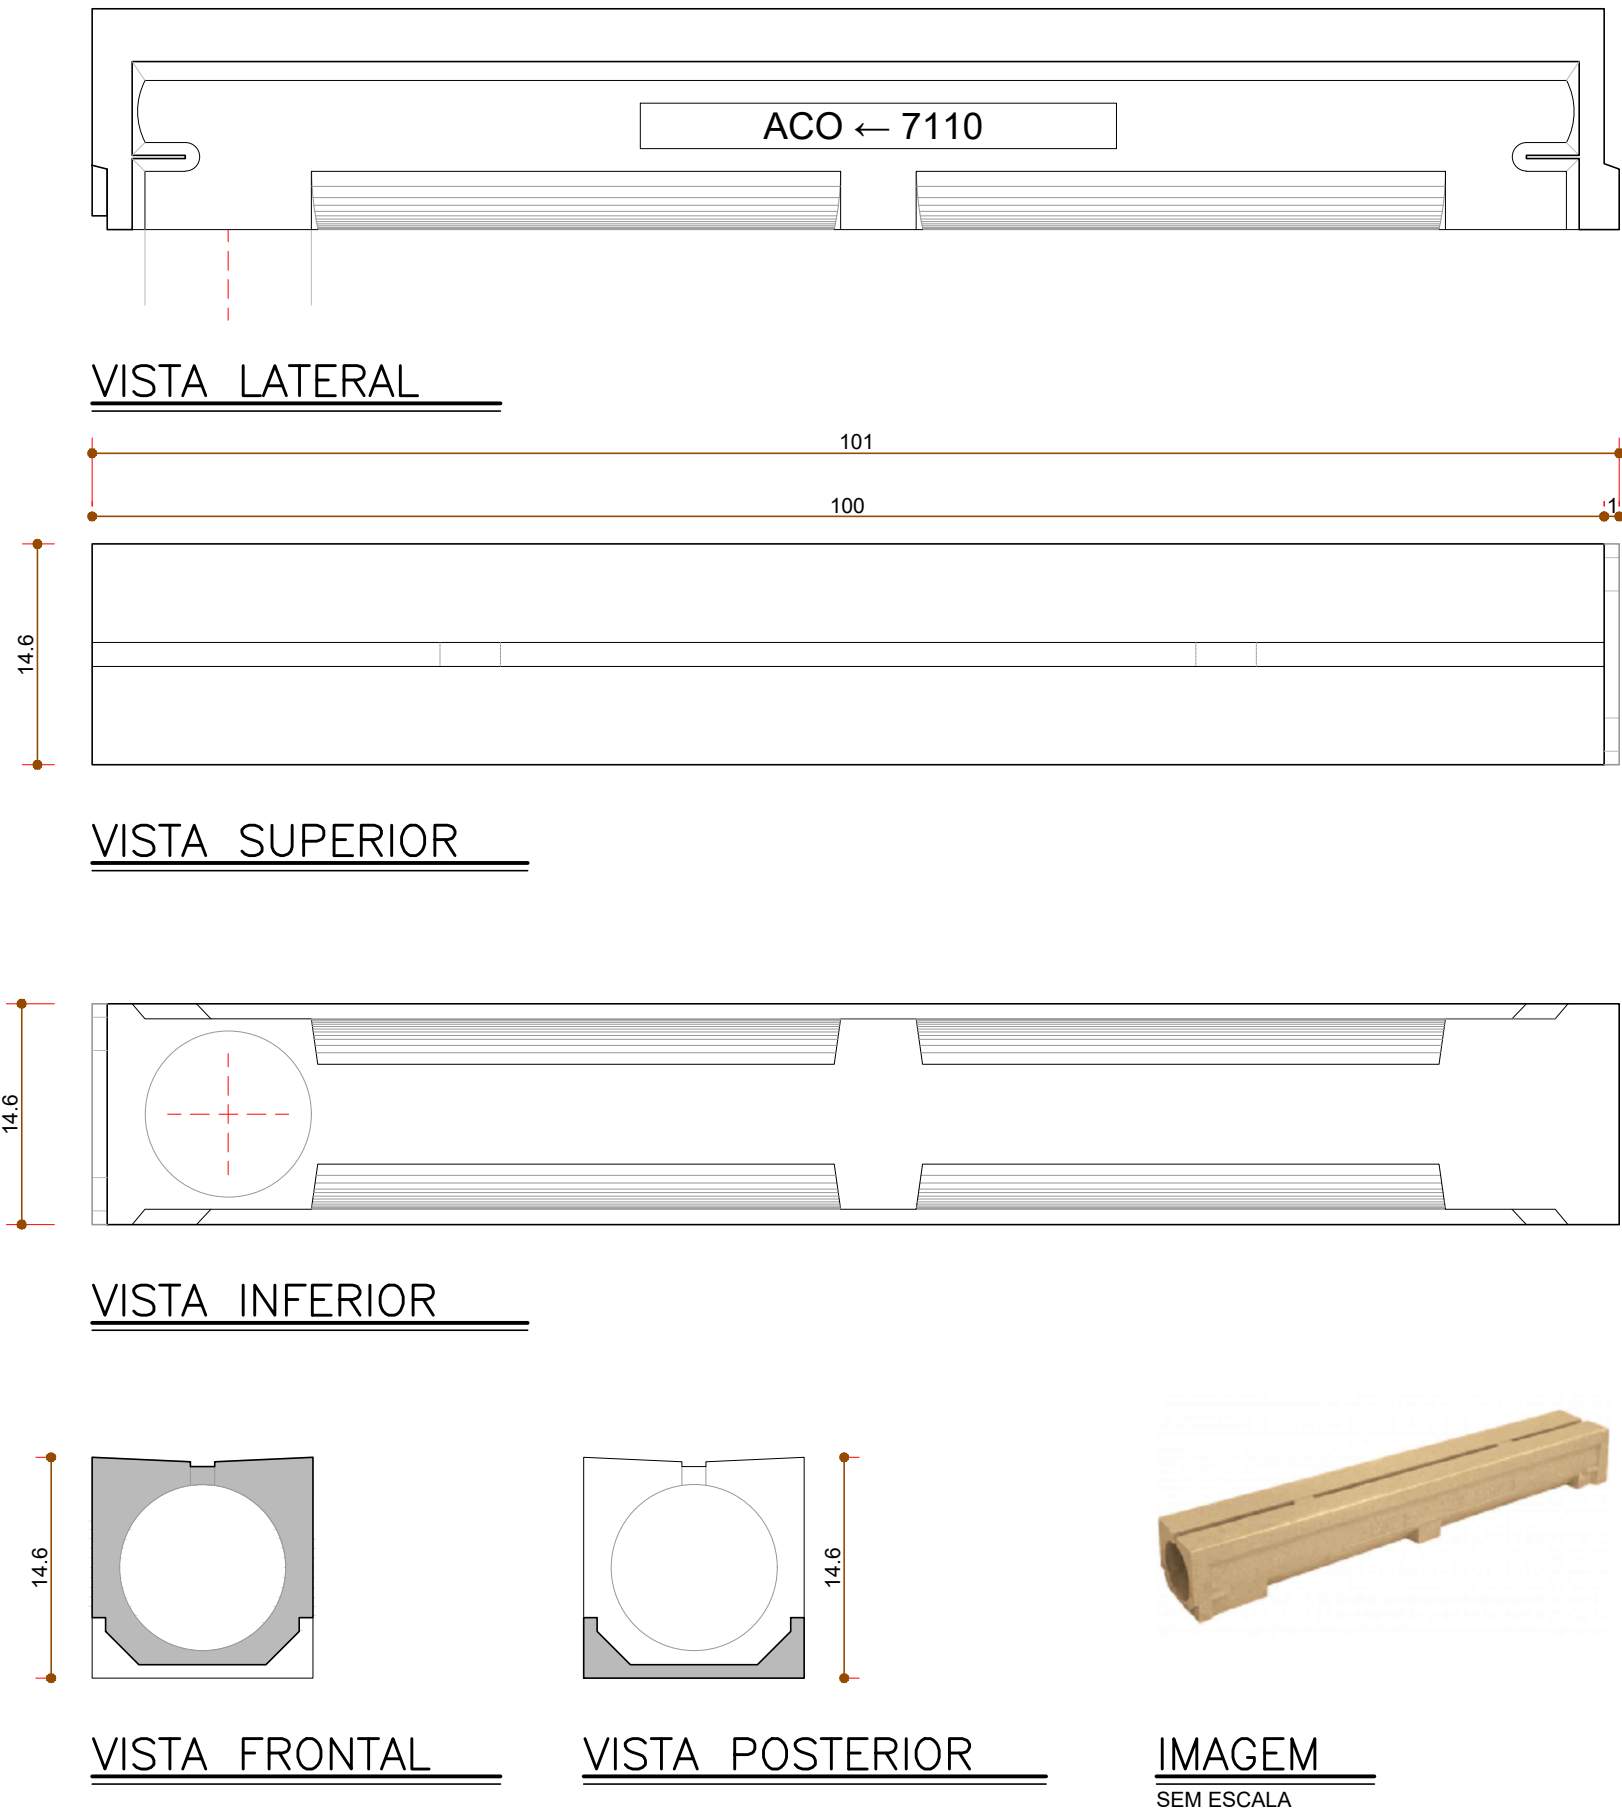


DET. INSTALAÇÃO CANAL

ESCALA - 1:10

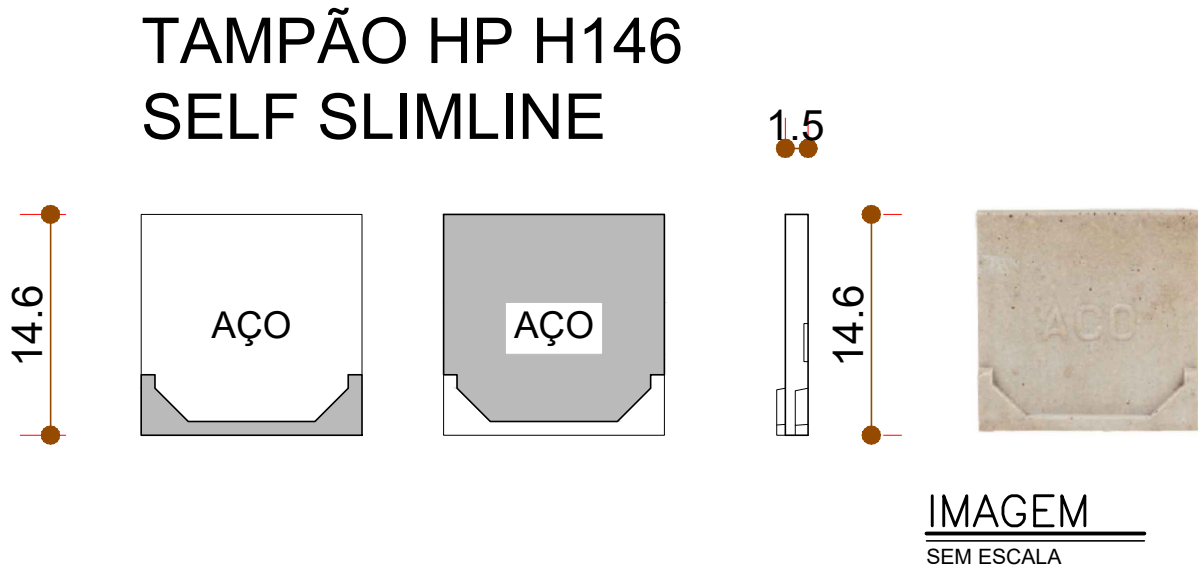


CANAL DE INSPEÇÃO SELF SLIMLINE 500MM H146 B125 COM GRELHA EXTRAÍVEL


ESCALA - 1:5

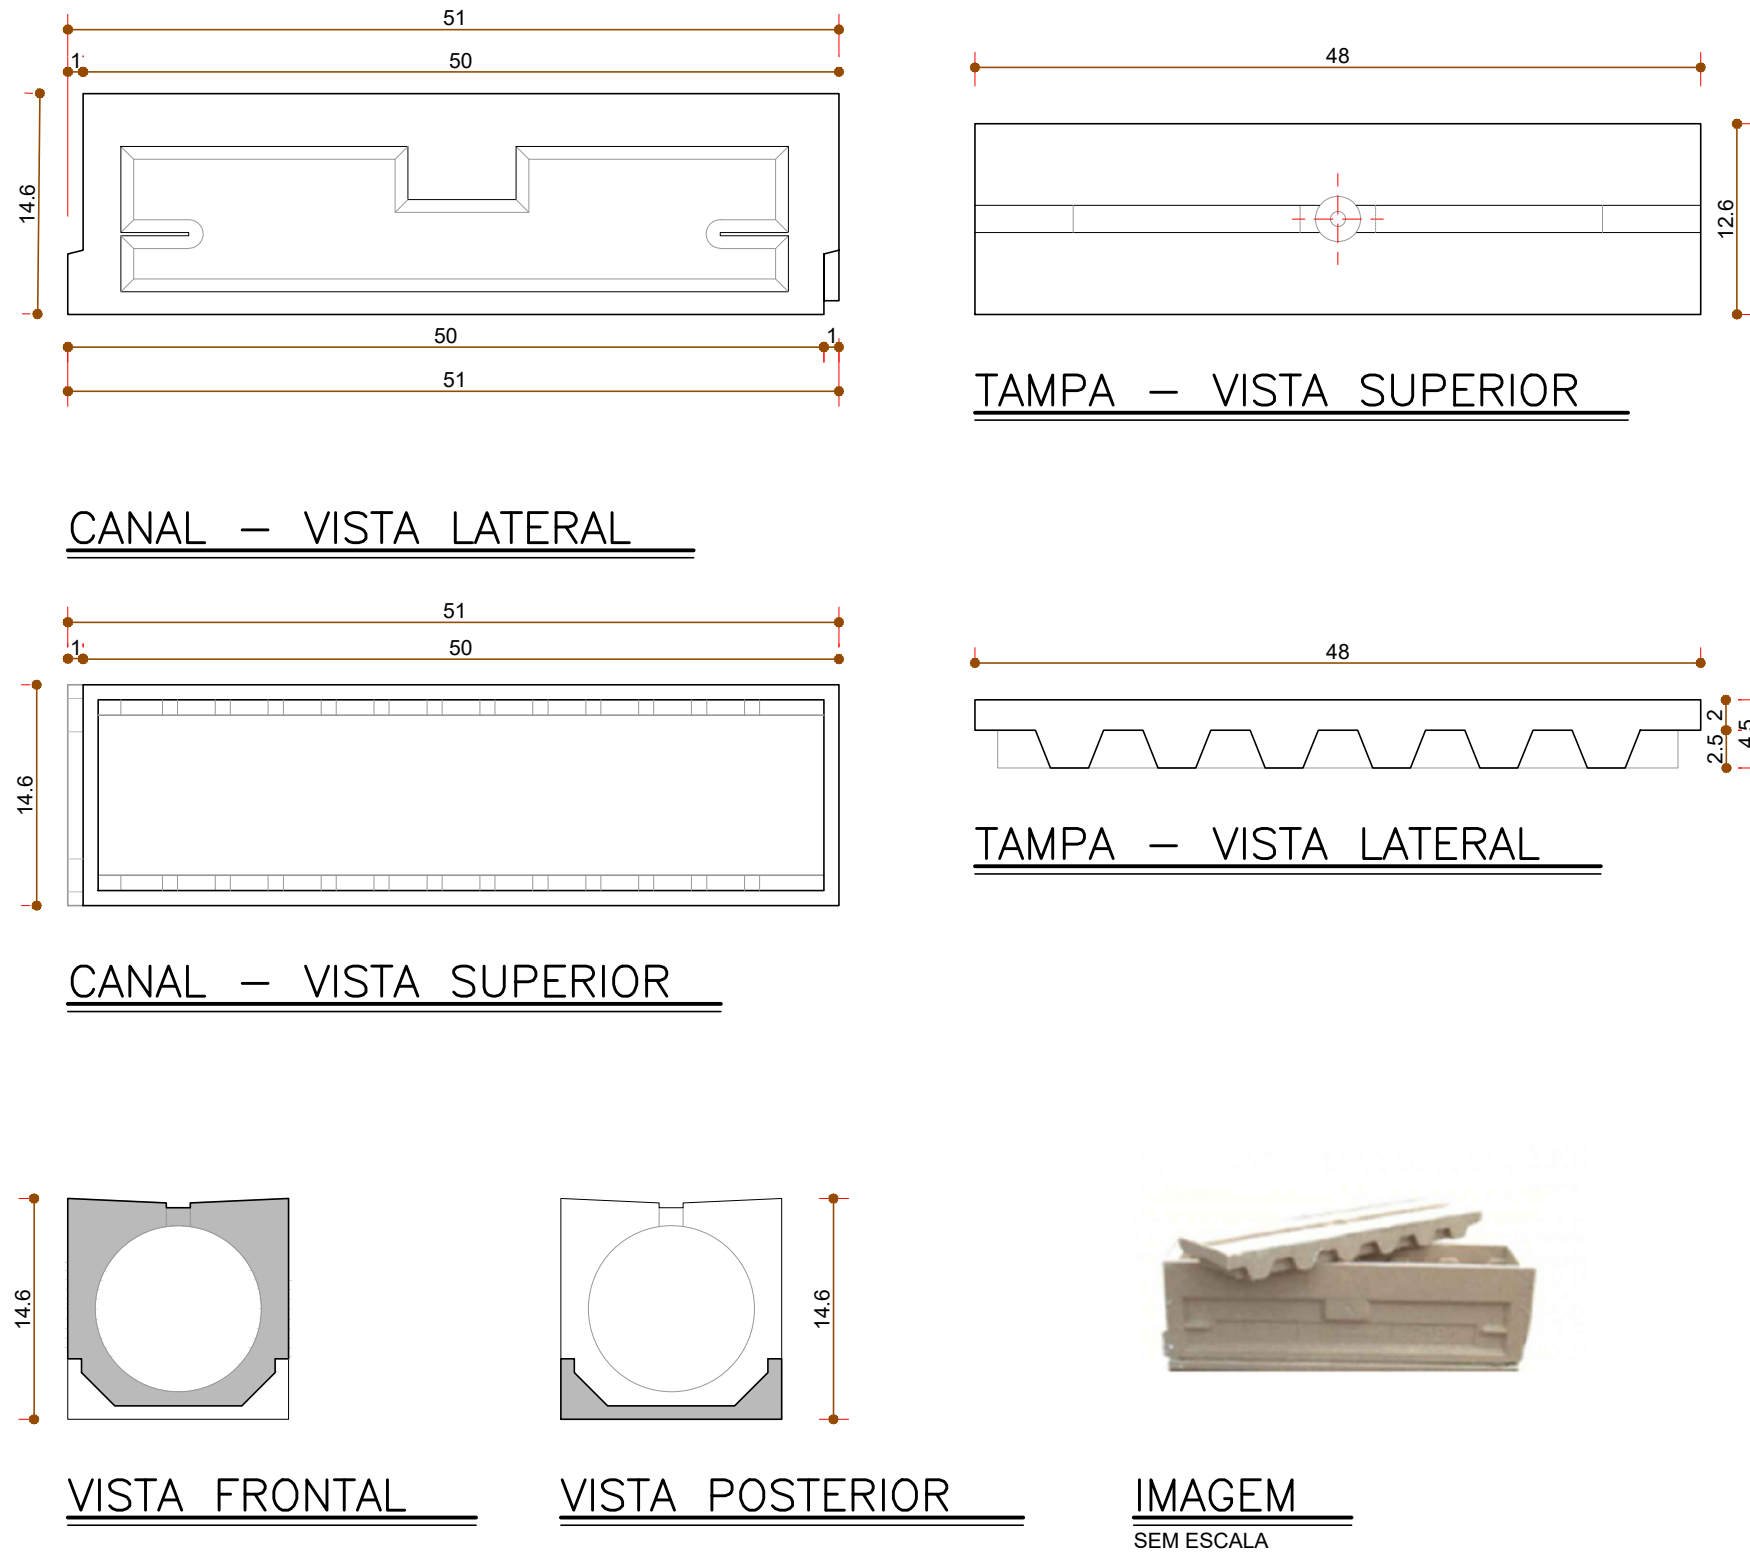

CURVA 90° COLETOR DE ESGOTO PB JE


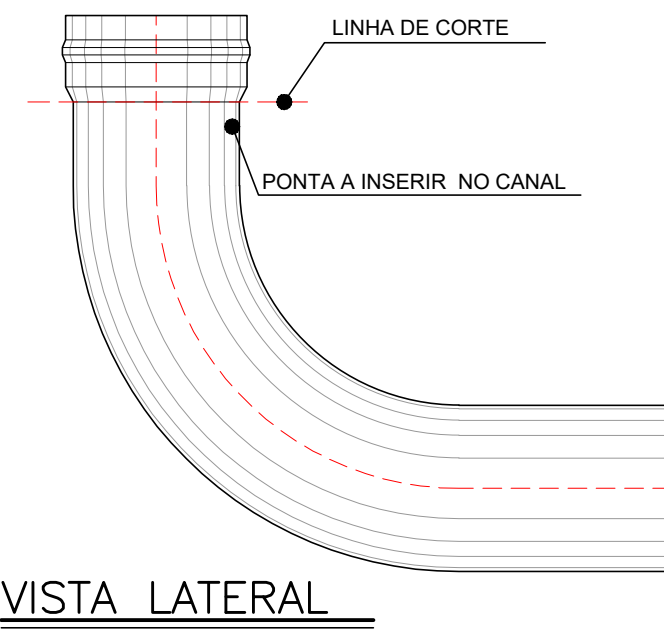


01	JORGE VIANNA	01/02/19	LIBERADO PARA CONSTRUÇÃO
00	JORGE VIANNA	11/08/17	APRESENTADO PARA APROVAÇÃO
Nº	POR	DATA	DESCRIÇÃO
REVISÕES			
ÓRGÃO			TIPO DO PROJETO
CASA CIVIL SECRETARIA MUNICIPAL DE INFRAESTRUTURA E OBRAS PÚBLICAS			DRENAGEM / EXE
PROJETO			RA / BAIRRO
PRAÇA VISCONDE DE CAYRU PROJETO DE DRENAGEM			RA I / COMÉRCIO
SOLICITAÇÃO	TÍTULO	DATA	
FMLF	PLANTA BAIXA - IMPLANTAÇÃO	SETEMBRO/2017	
DIRETORIA DE ENGENHARIA	PROJETO	REVISÃO	ÁREA DE ESTUDO
RICARDO GIDI ENGENHEIRO CREA 13.748/D	JORGE VIANNA CREA 3702-0/BA ART - BA 2017.0195748	01	32.149,78 m2
GERÊNCIA DE PROJETOS	DESENVOLVIMENTO	ESCALA	PRANCHA
MÁRCIA SANTOS ENGENHEIRA CREA 27.286/D	JORGE VIANNA CREA 3702-0/BA	1 : 250	DRE-002 DE 003

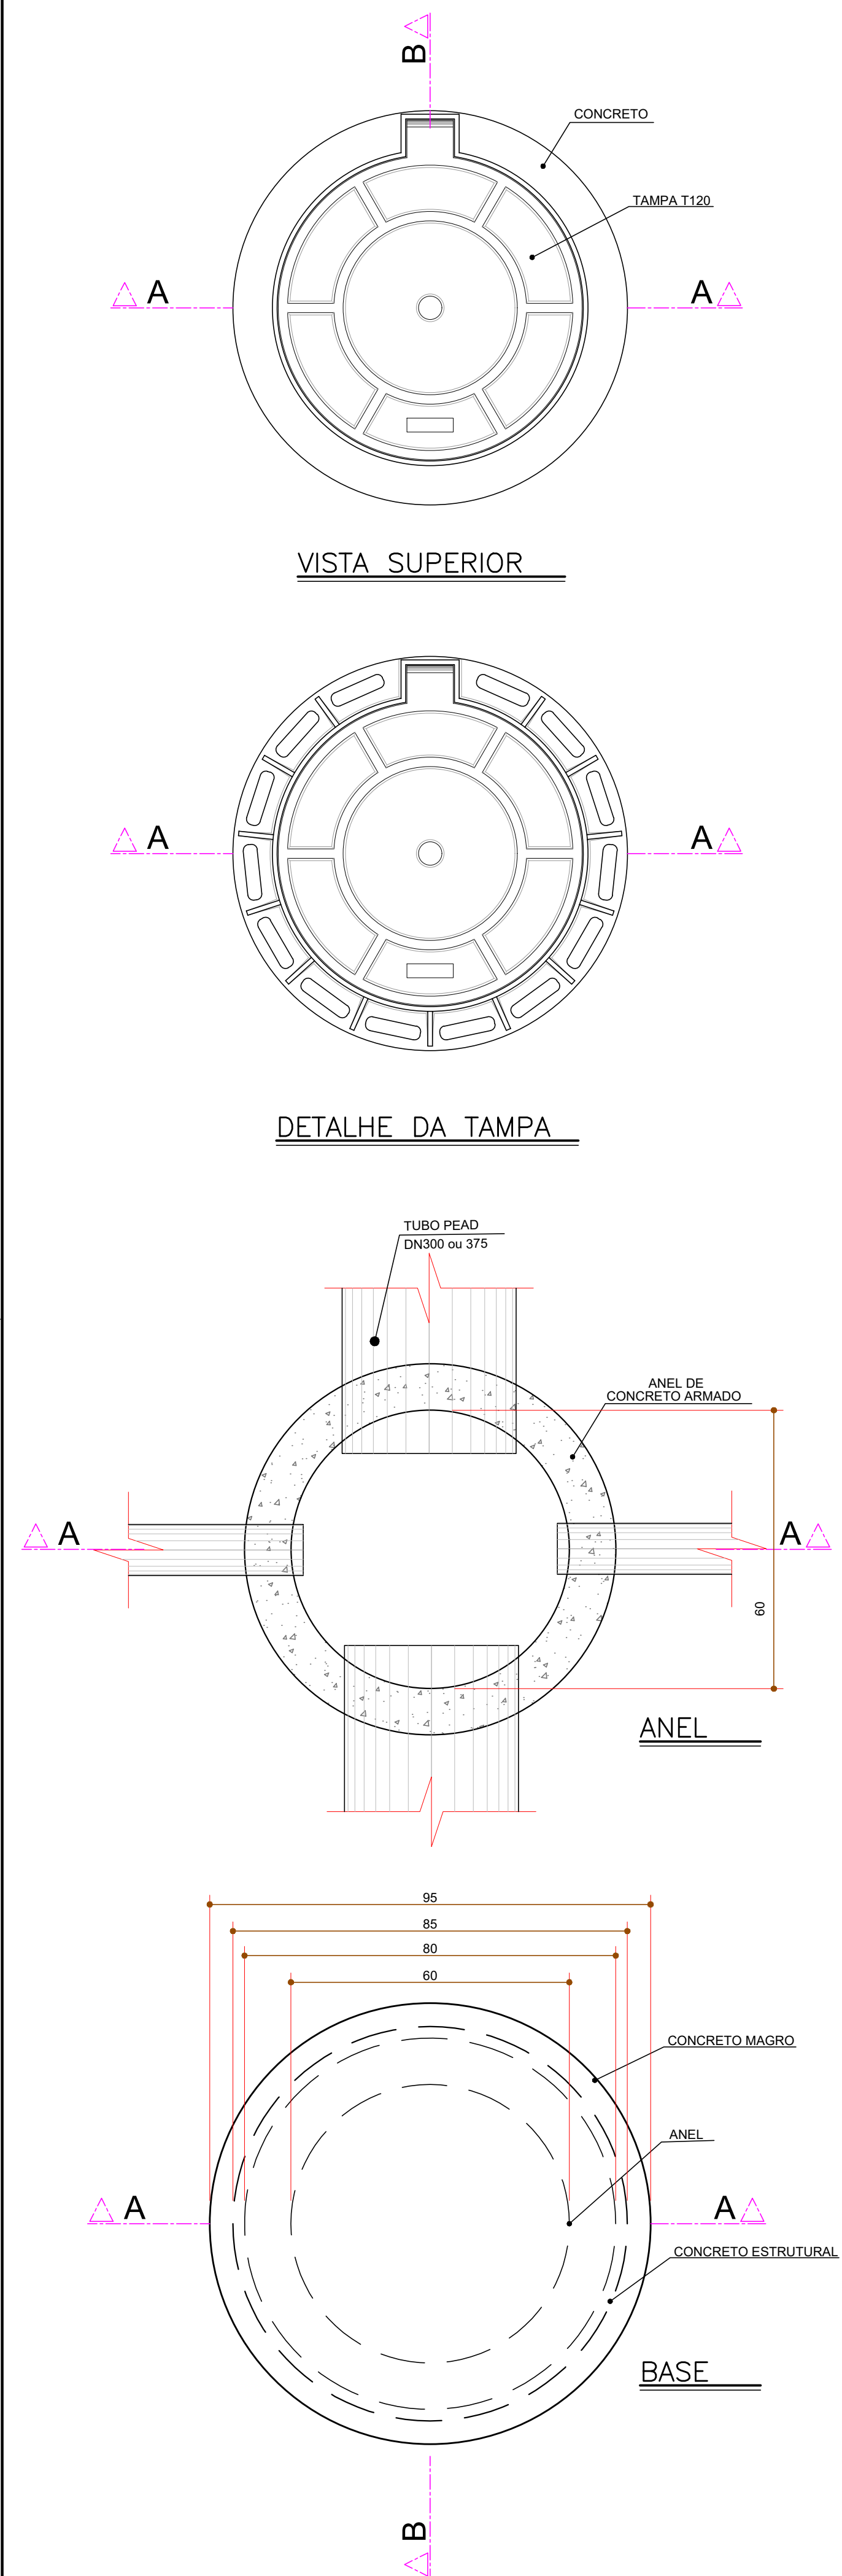


DETALHES TÍPICOS
CAIXA DE INSPEÇÃO Ø 600 C/TAMPA T120

ESCALA - 1:10

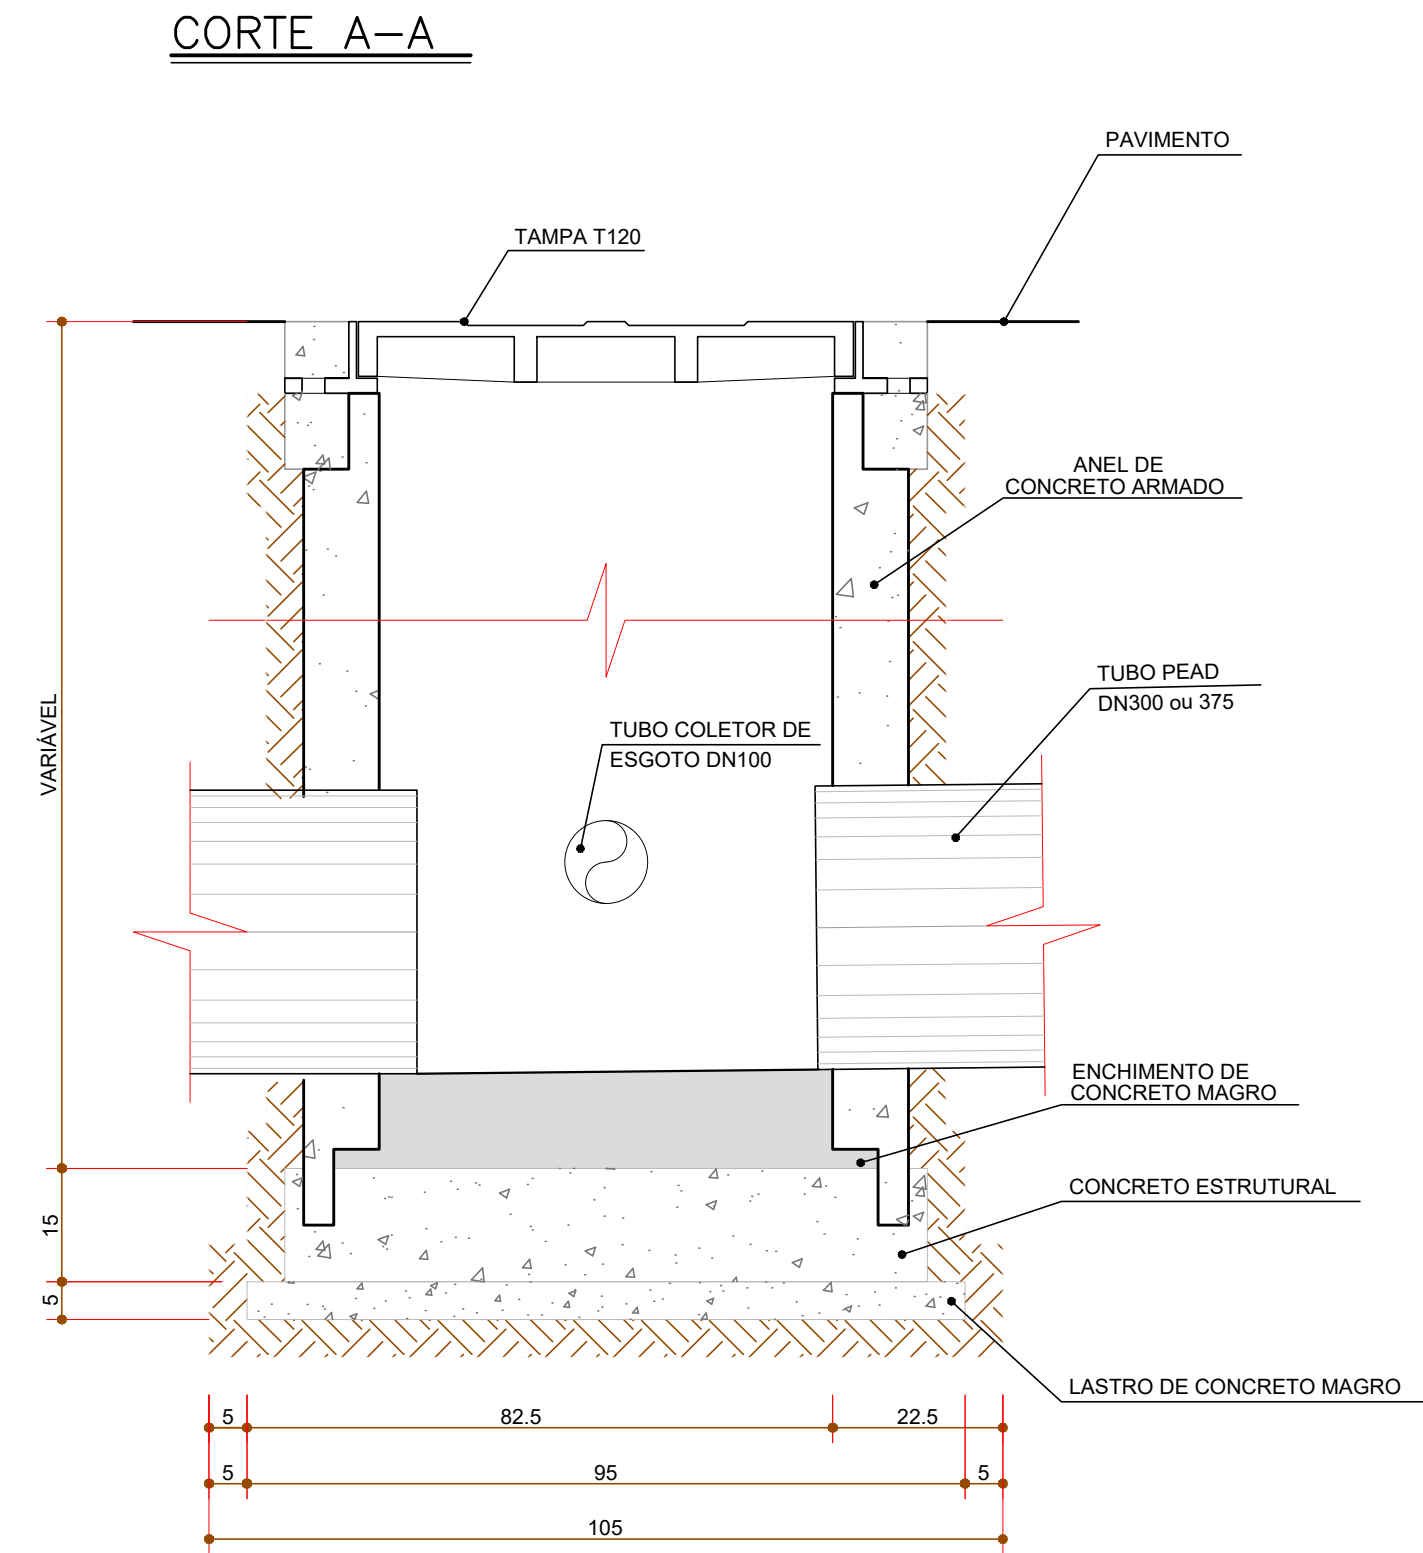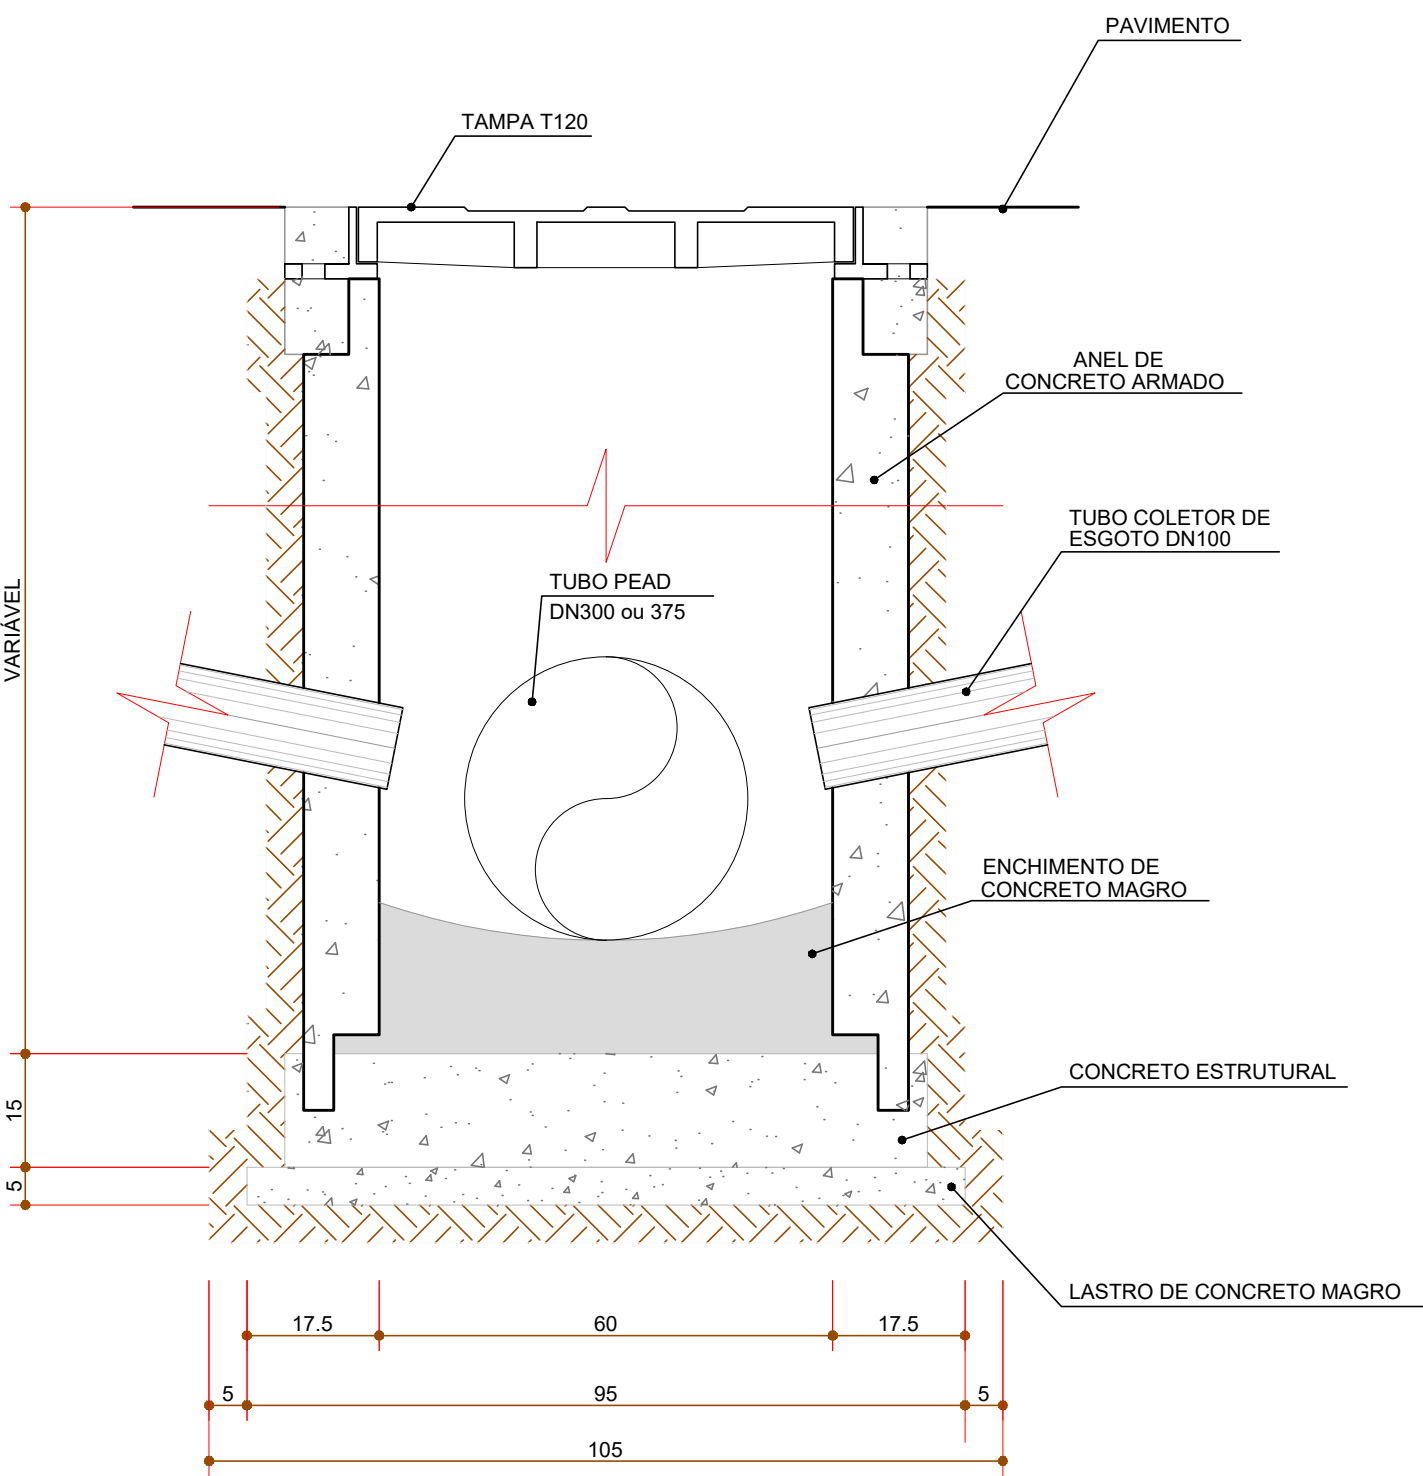


DETALHE 01

ESCALA - 1:10

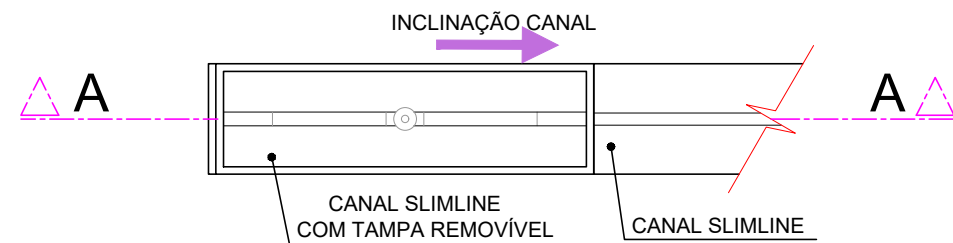


VISTA SUPERIOR

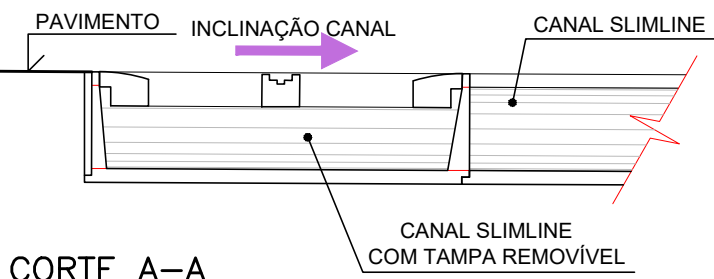


DETALHE 04

ESCALA - 1:10

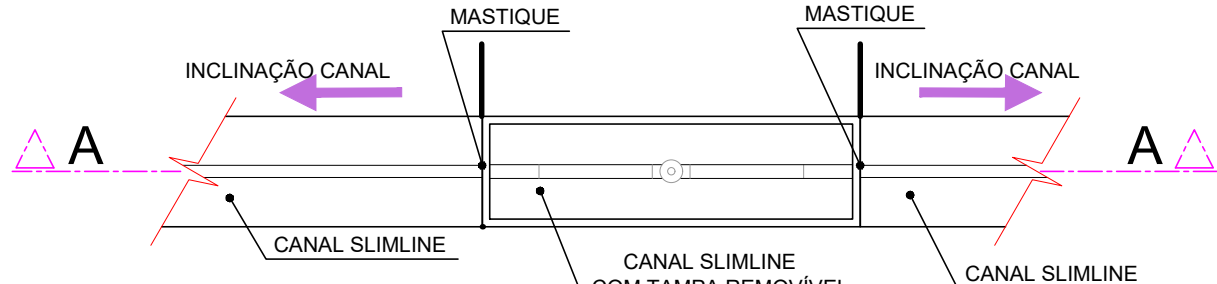


VISTA SUPERIOR

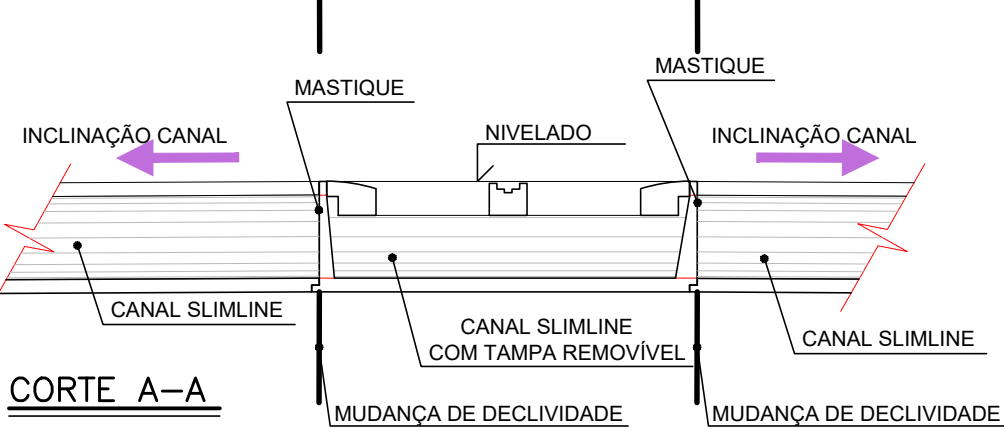


DETALHE 05

ESCALA - 1:10

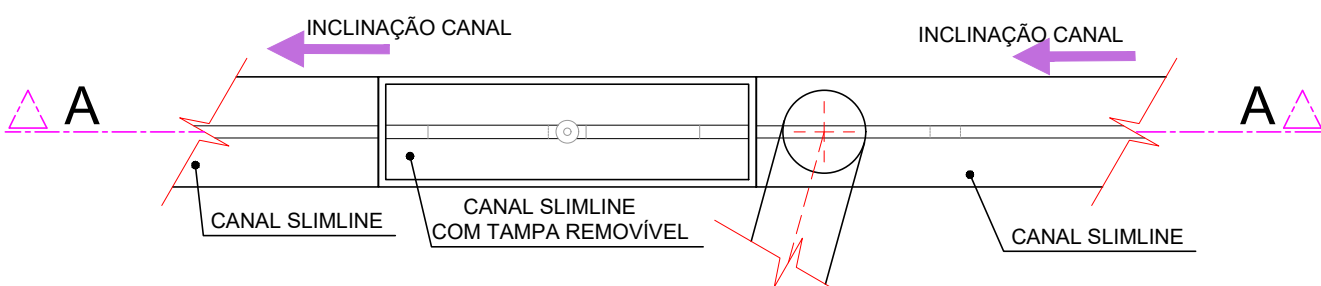


VISTA SUPERIOR

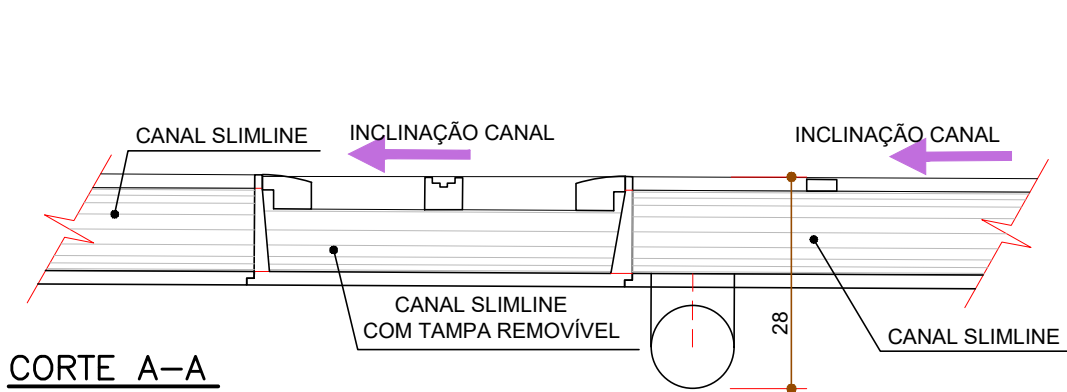


DETALHE 06

ESCALA - 1:10

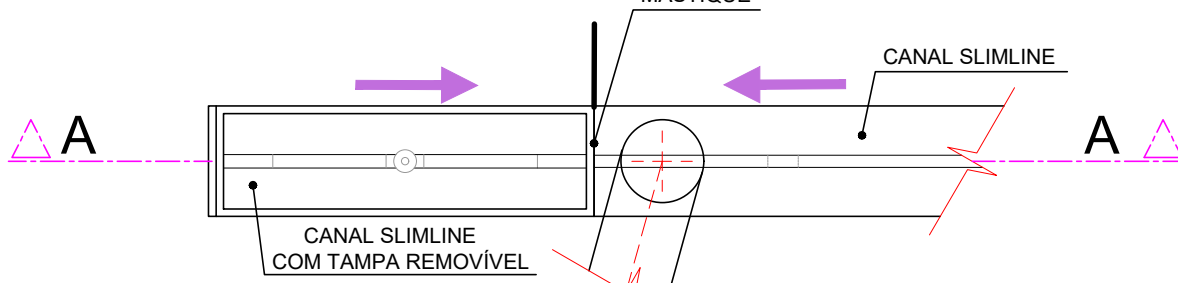

VISTA SUPERIOR

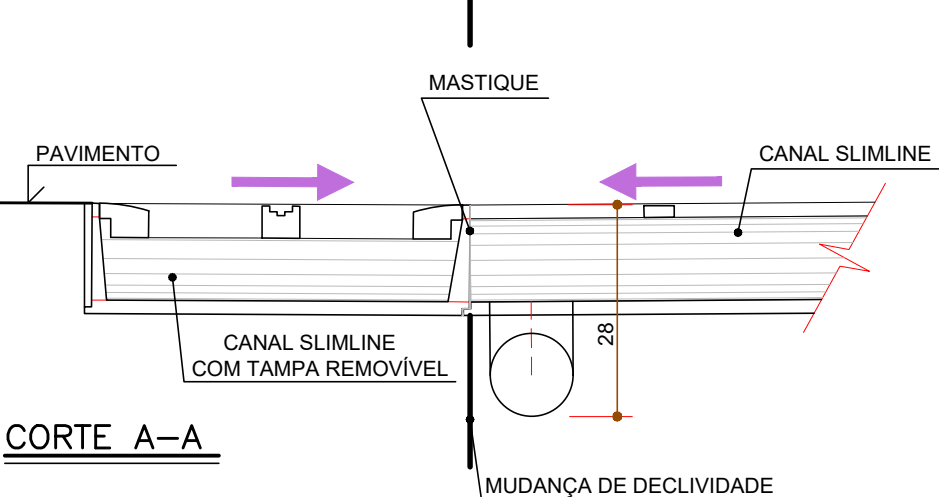

01	JORGE VIANNA	01/02/19	LIBERADO PARA CONSTRUÇÃO
00	JORGE VIANNA	11/08/17	APRESENTADO PARA APROVAÇÃO
Nº	POR	DATA	DESCRIÇÃO
REVISÕES			
ÓRGÃO		TIPO DO PROJETO	
CASA CIVIL		DRENAGEM / EXE	
SECRETARIA MUNICIPAL DE INFRAESTRUTURA E OBRAS PÚBLICAS			
PROJETO		RA / BAIRRO	
PRAÇA VISCONDE DE CAYRU		RA / COMÉRCIO	
PROJETO DE DRENAGEM			
SOLICITAÇÃO		DATA	
FMLF		SETEMBRO/2017	
TÍTULO			
DETALHES			
DIRETORIA DE ENGENHARIA		REVISÃO	
RICARDO GIDI		01	
ENGENHEIRO CREA 13.748/D		ÁREA DE ESTUDO	
ART - BA 2017.0195748		32.149,78 m²	
GERÊNCIA DE PROJETOS		ESCALA	
MÁRCIA SANTOS		1 : 250	
ENGENHEIRA CREA 27.286/D		PRANCHA	
DESENVOLVIMENTO		DRE-003	
JORGE VIANNA		DE 003	
CREA 3702-01BA			